

## QUADRO DE ÁREAS E ÍNDICES

QUADRO DE ÁREAS	
ÁREA DO TERRENO	18.000m <sup>2</sup>
ÁREA CONSTRUÍDA	242,24m <sup>2</sup>
ÍNDICES URBANÍSTICOS	
ZONEAMENTO	ZONA RESIDENCIAL 1 - ZR1
TAXA DE OCUPAÇÃO	1,35%
ÍNDICE DE APROVEITAMENTO	1
TAXA DE PERMEABILIDADE	98,65%

MUNICÍPIO DE IJUÍ  
SECRETARIA MUNICIPAL DE CULTURA, ESPORTE E TURISMO  
RUA BENJAMIN CONSTANT, 429 - CENTRO - IJUÍ/RS - CEP:98700-000  
www.ijui.rs.gov.br  
TELEFONE: (55) 3331-8200



PREFEITO  
VALDIR HECK

SECRETÁRIO SMCET  
SERGIO A. A. CORREA

RESPONSÁVEL TÉCNICO  
GABRIELA CASTRO - ARQ. E URB. - CAU/RS A140158-0

OBRA  
**CONSTRUÇÃO DE CAMPO DE FUTEBOL, ACADEMIA AO AR LIVRE E PISTA DE CAMINHADA**

ASSUNTO  
CENTRO DE ESPORTE E LAZER LUIZ FOGLIATTO

ENDEREÇO  
RUA ANTÔNIO BONAMIGO

PRANCHA  
PLANTA DE SITUAÇÃO  
QUADRO DE ÍNDICES E ÁREAS

COORDENADAS GEOGRÁFICAS  
LATITUDE 28° 22' 02" S  
LONGITUDE 53° 55' 40" O

Nº  
**01**  
/13

**1** PLANTA DE SITUAÇÃO  
Escala 1:1000


DATA  
MAIO/2020

ESCALA  
1/1000

ÁREA A CONSTRUIR  
54,98m<sup>2</sup>

DESENHO  
\_\_\_\_\_

REVISÃO  
\_\_\_\_\_

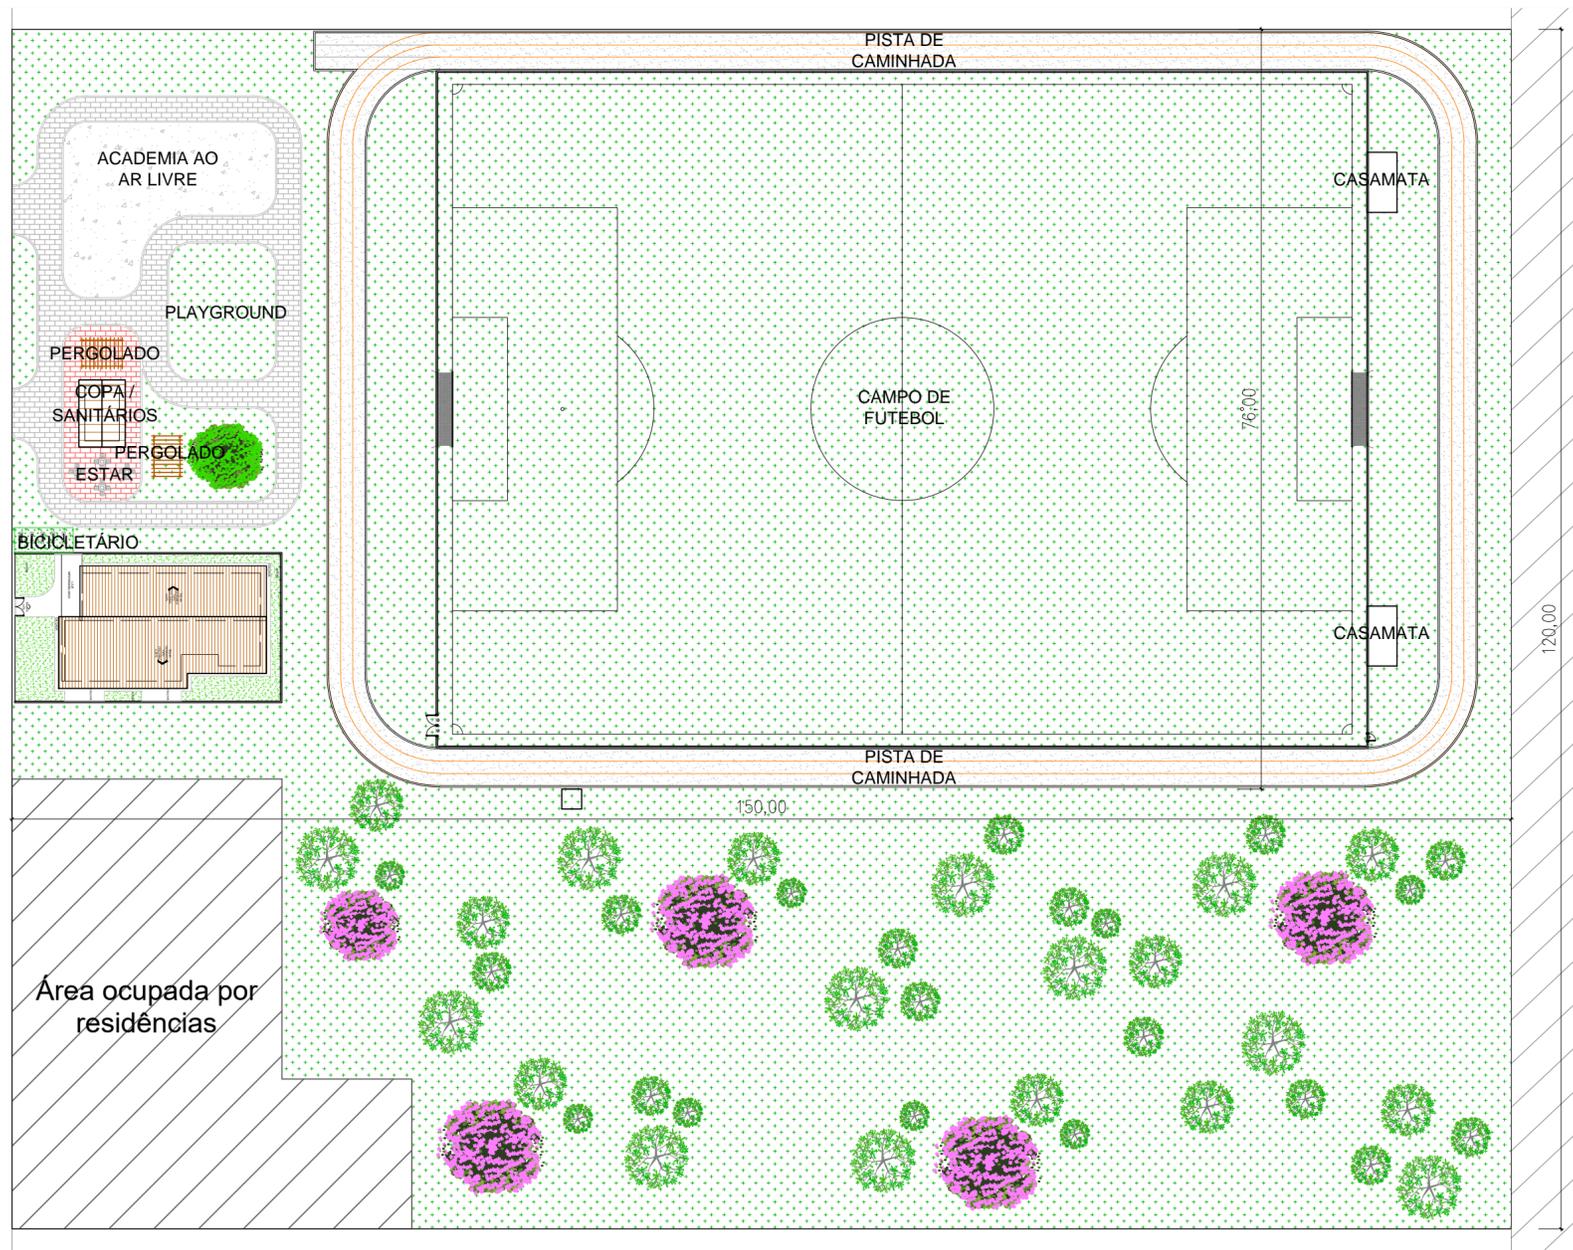

**2 PLANTA DE LOCALIZAÇÃO**  
Escala 1:500

- LEGENDA PISOS**
- GRAMA
  - PISO DE CONCRETO ARMADO
  - PISO INTERTRAVADO COR CINZA
  - PISO INTERTRAVADO COLORIDO
  - BRITA



**MUNICÍPIO DE JUI**  
SECRETARIA MUNICIPAL DE CULTURA, ESPORTE E TURISMO  
RUA BENJAMIN CONSTANT, 429 - CENTRO - JUI/RS - CEP:98700-000

www.ijui.rs.gov.br  
TELEFONE: (55) 3331-8200


PREFEITO	VALDIR HECK
SECRETÁRIO SMCET	SERGIO A. A. CORRÊA
RESPONSÁVEL TÉCNICO	GABRIELA CASTRO - ARQ. E URB. - CAU/RS A140158-0

**OBRA**  
CONSTRUÇÃO DE CAMPO DE FUTEBOL, ACADEMIA AO AR LIVRE E PISTA DE CAMINHADA

ASSUNTO CENTRO DE ESPORTE E LAZER LUIZ FOGLIATTO	ENDEREÇO RUA ANTÔNIO BONAMIGO
---	----------------------------------


PRANCHA PLANTA DE LOCALIZAÇÃO		Nº <b>02</b>	/13
----------------------------------	--	-----------------	-----

DATA MAIO/2020	ESCALA 1/500	ÁREA A CONSTRUIR 54,98m²	DESENHO	REVISÃO
-------------------	-----------------	-----------------------------	---------	---------

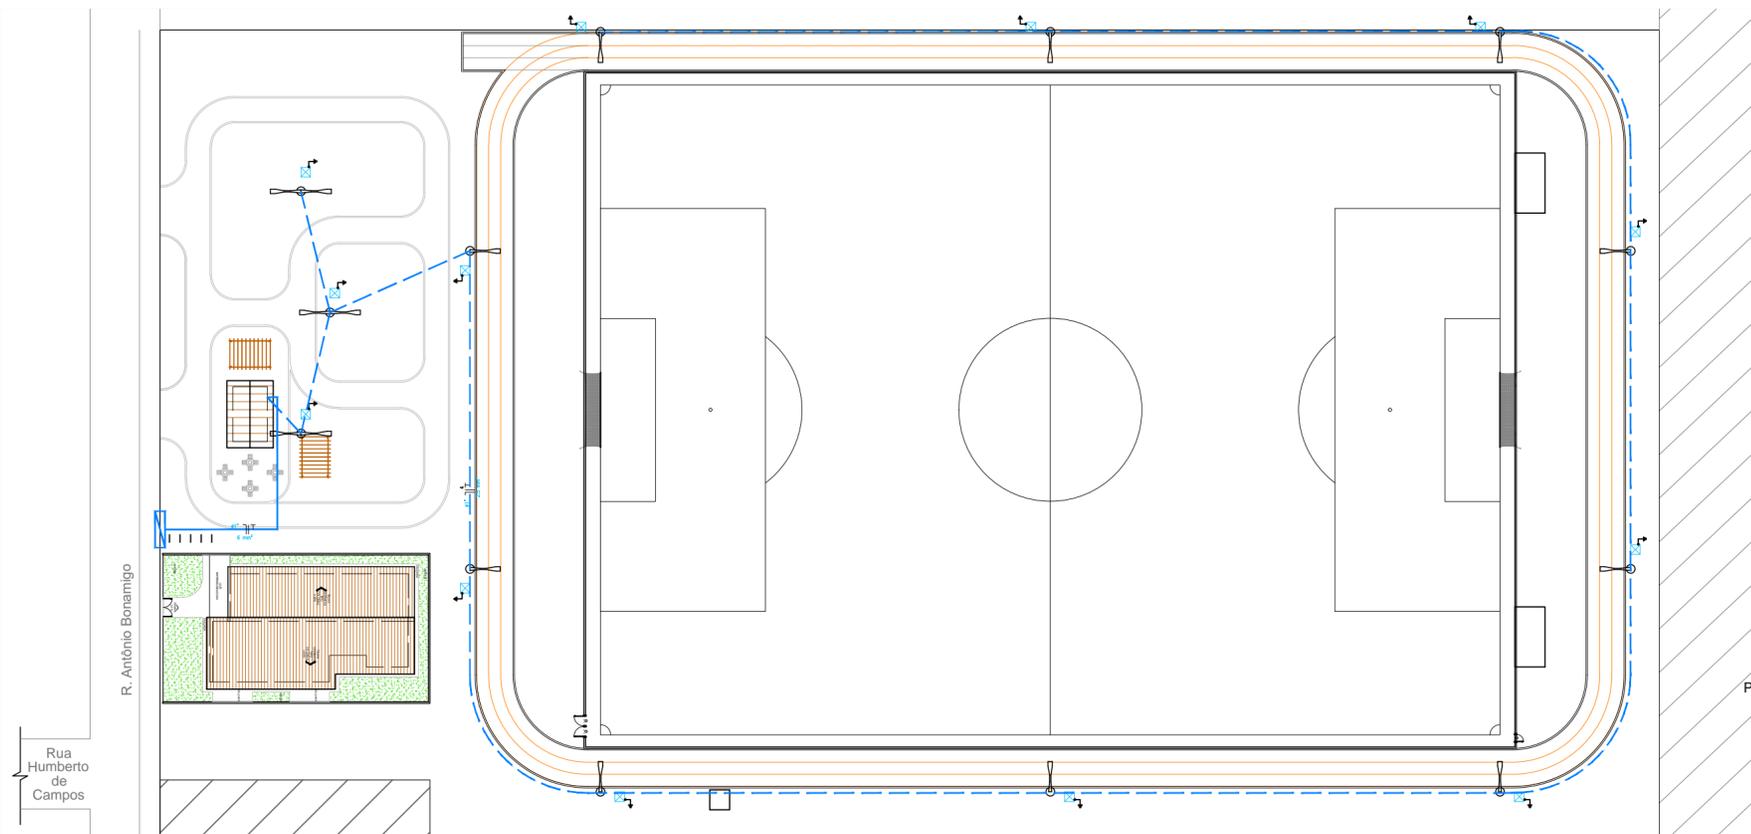

- LEGENDA:**
- CAIXA DE PASSAGEM NO PISO
  - É OBRIGATÓRIO O ATERRAMENTO DE POSTES E TUBULAÇÕES METÁLICAS EXTERNAS
  - ELETRODUTO NO PISO - PEAD Ø1"
  - NEUTRO, FASE, TERRA - 1,0kV
  - POSTE CURVO SIMPLES 9m, 97W
  - POSTE CURVO DUPLO 9m, 2x97W
  - POSTE E CAIXA DE MEDIÇÃO

**3 INSTALAÇÕES ELÉTRICAS**  
Escala 1:500

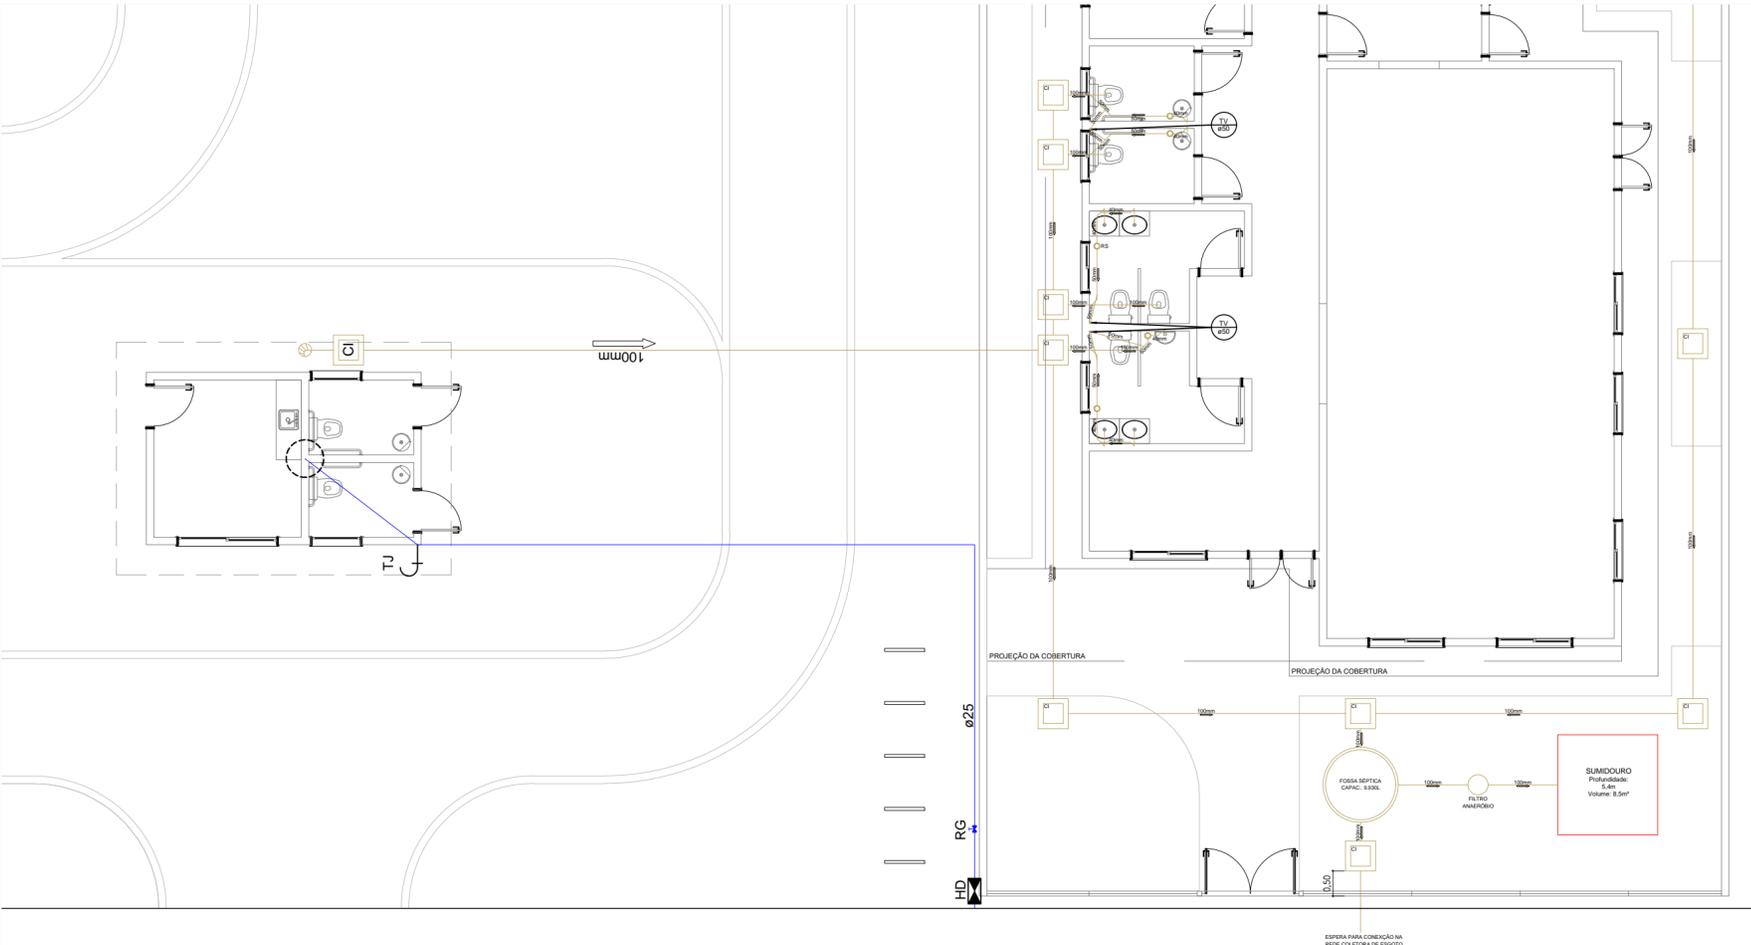

**4 INSTALAÇÕES HIDROSSANITÁRIAS**  
Escala 1:500

**SIMBOLOGIA**

- AF ÁGUA FRIA
- HD HIDRÔMETRO
- LV LAVATÓRIO
- MC MICTÓRIO
- PC PIA DE COZINHA
- RG REGISTRO DE GAVETA
- TQ TANQUE
- TJ TORNEIRA DE JARDIM
- VS VASO SANITÁRIO
- VR VÁLVULA DE RETENÇÃO

- NOTAS:**
1. Os tubos e conexões devem ser de PVC rígido, resistentes, duráveis e ótima estanqueidade.
  2. Os tudo e conexões deverão ser soldados entre si com adesivo plástico e não poderão ser aquecidos ao fogo.

**CONVENÇÕES**

- COLUNA DE ÁGUA FRIA - DIÂMETRO INDICADO DESCIDA DA TUBULAÇÃO PELA PAREDE
- TÊ 90 GRAUS - T
- CURVA 90 GRAUS - C
- CAIXA DE GORDURA - CG
- RALO SIFONADO - RS
- TUBO QUE SOBE
- TUBO QUE DESCE
- HIDRÔMETRO
- REGISTRO DE GAVETA
- TORNEIRA DE JARDIM



**MUNICÍPIO DE IJUÍ**  
SECRETARIA MUNICIPAL DE CULTURA, ESPORTE E TURISMO  
RUA BENJAMIN CONSTANT, 429 - CENTRO - IJUÍ/RS - CEP:98700-000

 

www.ijui.rs.gov.br  
TELEFONE: (55) 3331-8200

PREFEITO	VALDIR HECK
SECRETÁRIO SMCET	SERGIO A. A. CORRÊA
RESPONSÁVEL TÉCNICO	GABRIELA CASTRO - ARQ. E URB. - CAU/RS A140158-0


**OBRA**  
**CONSTRUÇÃO DE CAMPO DE FUTEBOL, ACADEMIA AO AR LIVRE E PISTA DE CAMINHADA**

ASSUNTO CENTRO DE ESPORTE E LAZER LUIZ FOGLIATTO	ENDEREÇO RUA ANTÔNIO BONAMIGO
PRANCHA INSTALAÇÕES ELÉTRICAS INSTALAÇÕES HIDROSSANITÁRIAS	
Nº	<b>03</b>
/13	


DATA MAIO/2020	ESCALA 1/500	ÁREA A CONSTRUIR 54,98m²	DESENHO	REVISÃO
-------------------	-----------------	-----------------------------	---------	---------

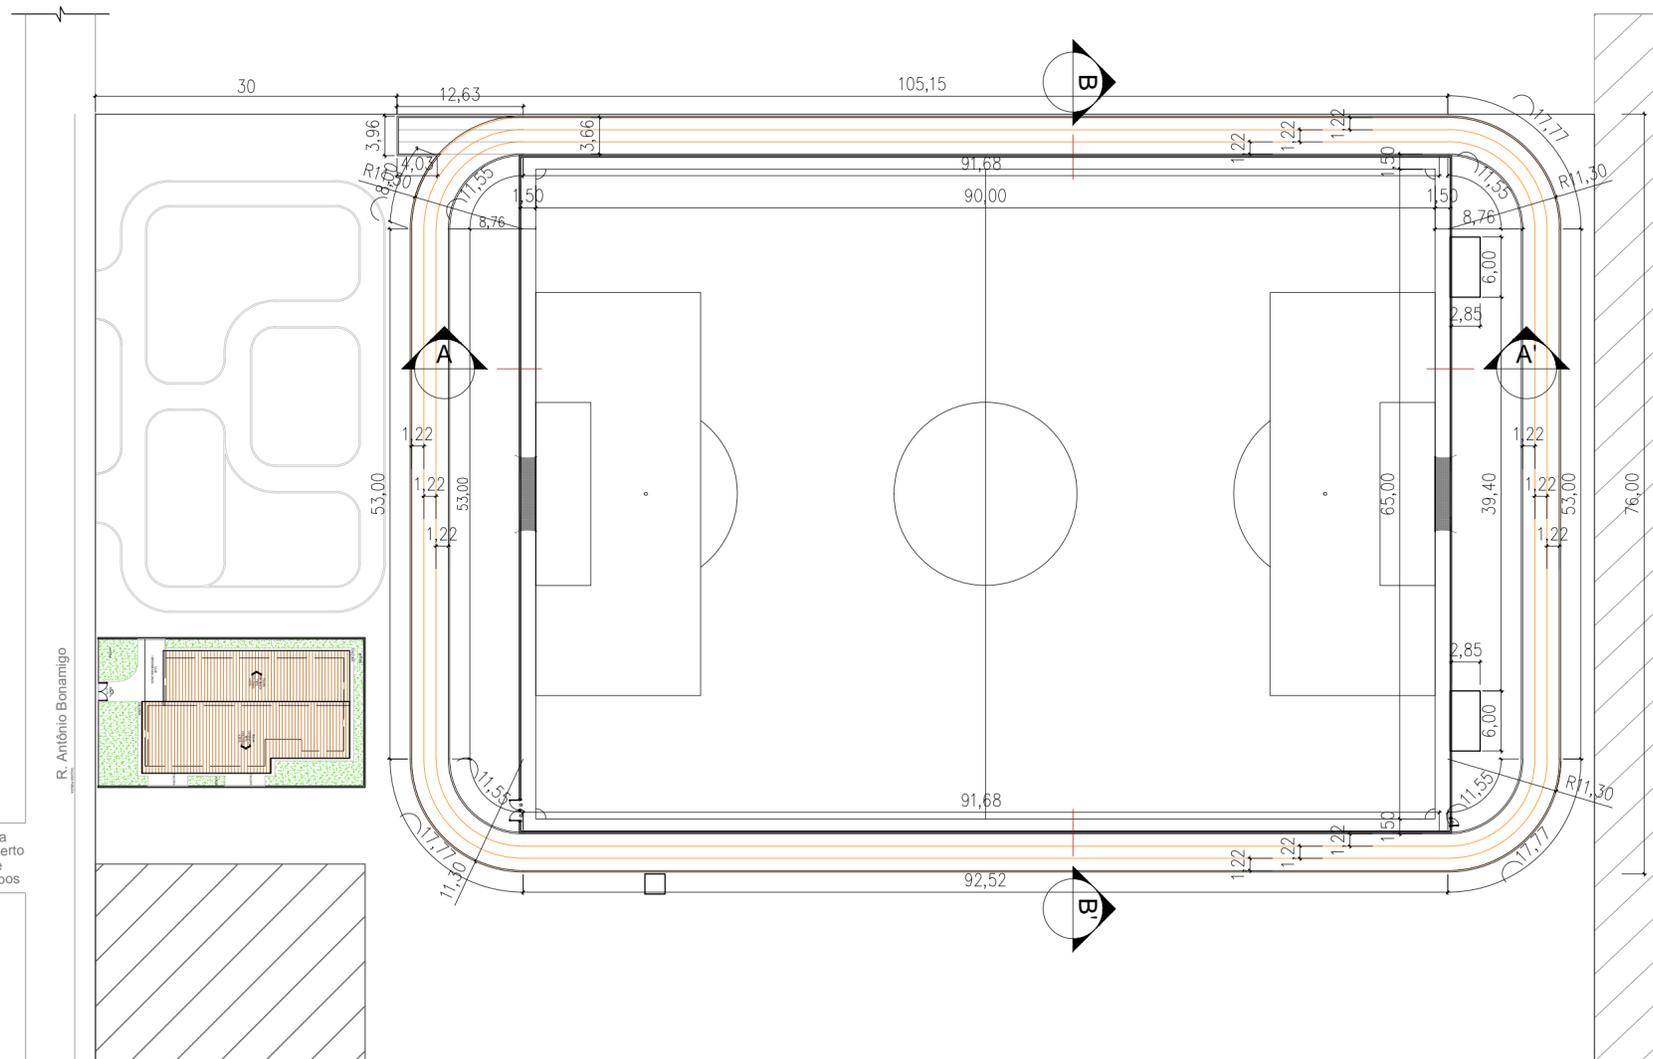

**5 IMPLANTAÇÃO - CAMPO**  
Escala 1:500

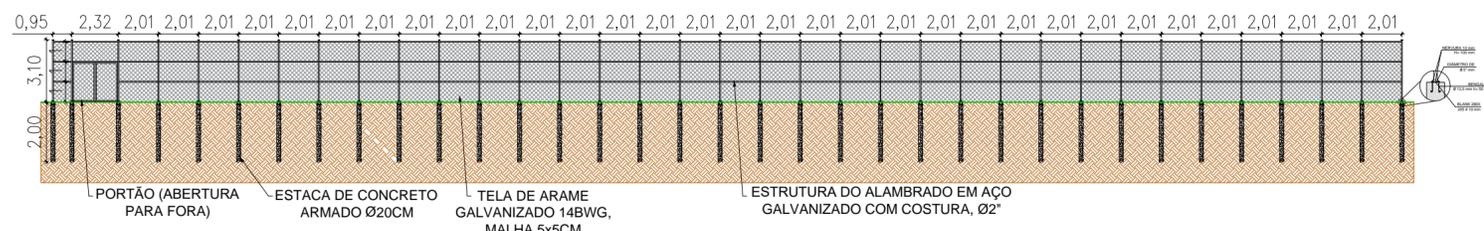

**6 CORTE AA'**  
Escala 1:250

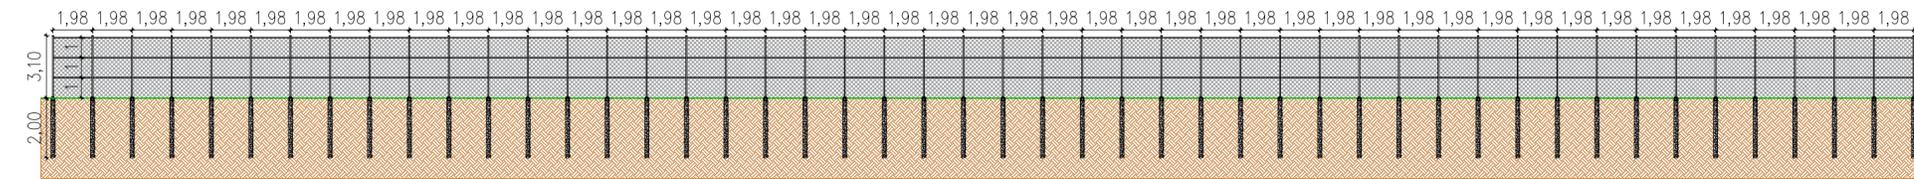

**7 CORTE BB'**  
Escala 1:250



MUNICÍPIO DE IJUÍ  
SECRETARIA MUNICIPAL DE CULTURA, ESPORTE E TURISMO  
RUA BENJAMIN CONSTANT, 429 - CENTRO - IJUÍ/RS - CEP:98700-000  
www.ijui.rs.gov.br  
TELEFONE: (55) 3331-8200

PREFEITO	VALDIR HECK
SECRETÁRIO SMCET	SERGIO A. A. CORRÊA
RESPONSÁVEL TÉCNICO	GABRIELA CASTRO - ARQ. E URB. - CAU/RS A140158-0

OBRA  
**CONSTRUÇÃO DE CAMPO DE FUTEBOL, ACADEMIA AO AR LIVRE E PISTA DE CAMINHADA**


ASSUNTO  
CENTRO DE ESPORTE E LAZER LUIZ FOGLIATTO

ENDEREÇO  
RUA ANTÔNIO BONAMIGO


PRANCHA  
PLANTA DE IMPLANTAÇÃO - CAMPO  
CORTE AA' - ALAMBRADO  
CORTE BB' - ALAMBRADO

Nº **04**  
/13


DATA MAIO/2020	ESCALA INDICADA	ÁREA A CONSTRUIR 54,98m²	DESENHO	REVISÃO
-------------------	--------------------	-----------------------------	---------	---------

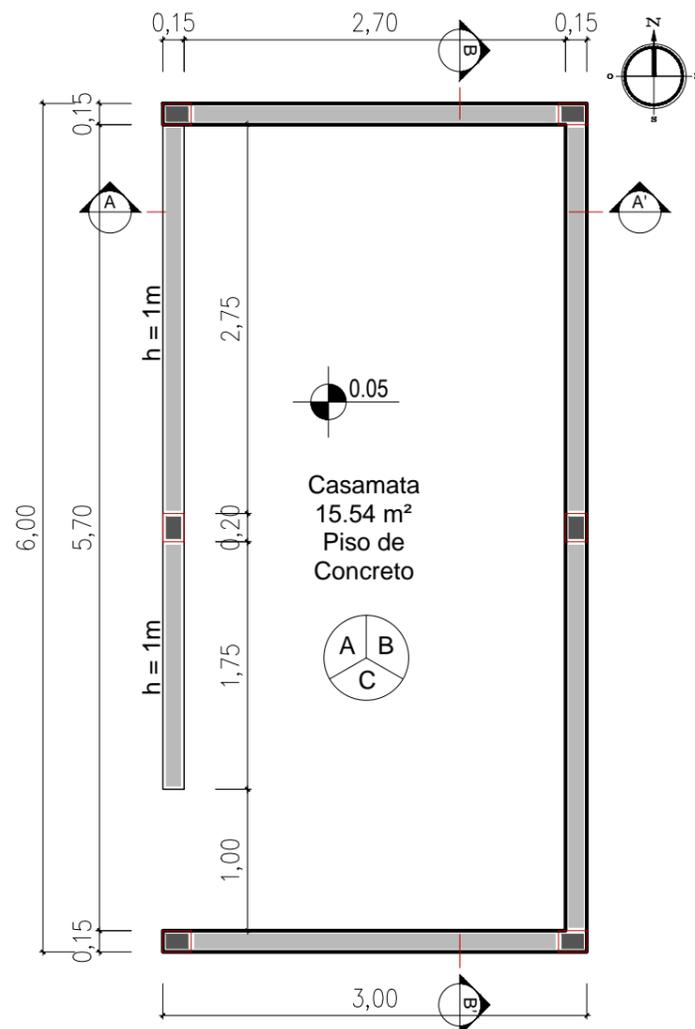


**8 PLANTA BAIXA - CASAMATA**  
Escala 1:50

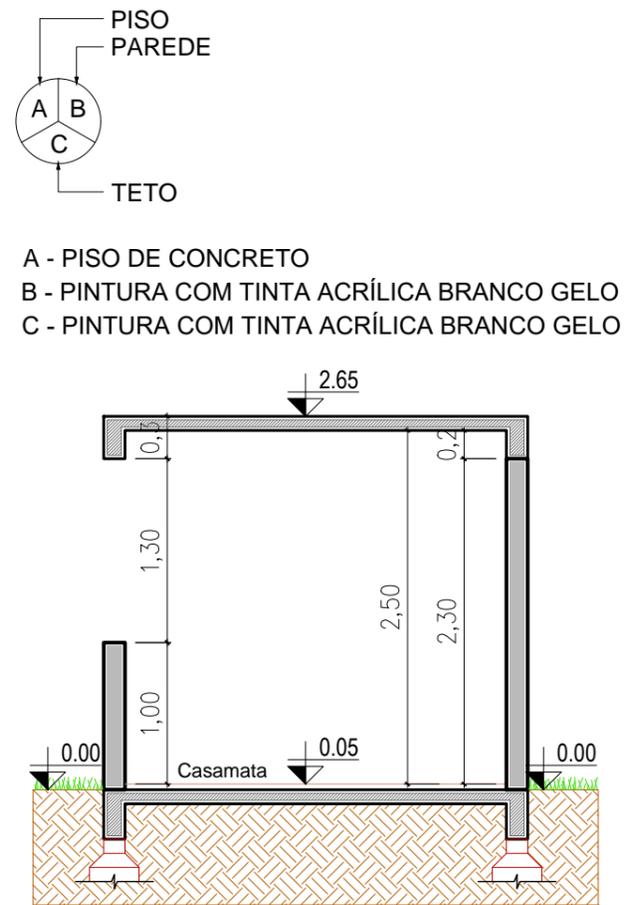

**9 CORTE AA' - CASAMATA**  
Escala 1:50

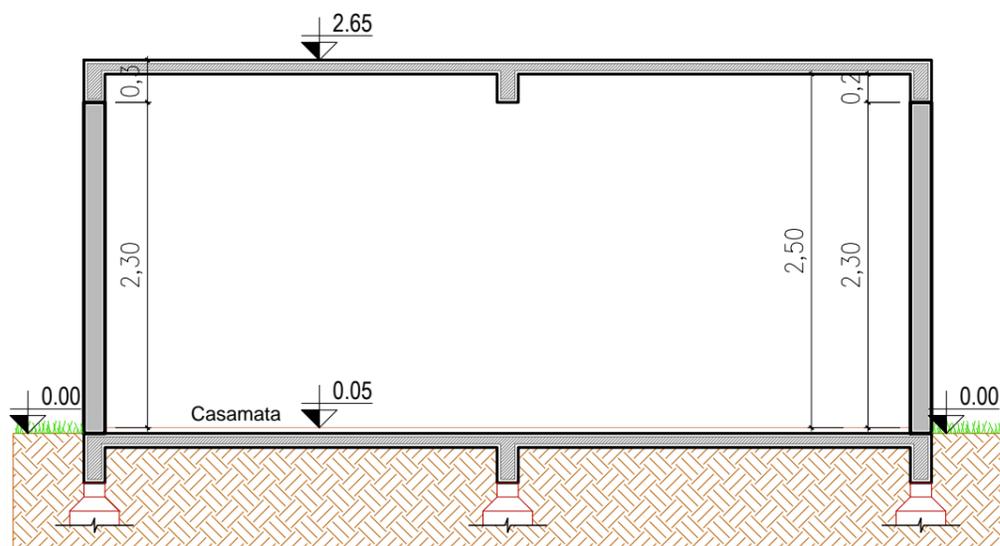

**10 CORTE BB' - CASAMATA**  
Escala 1:50

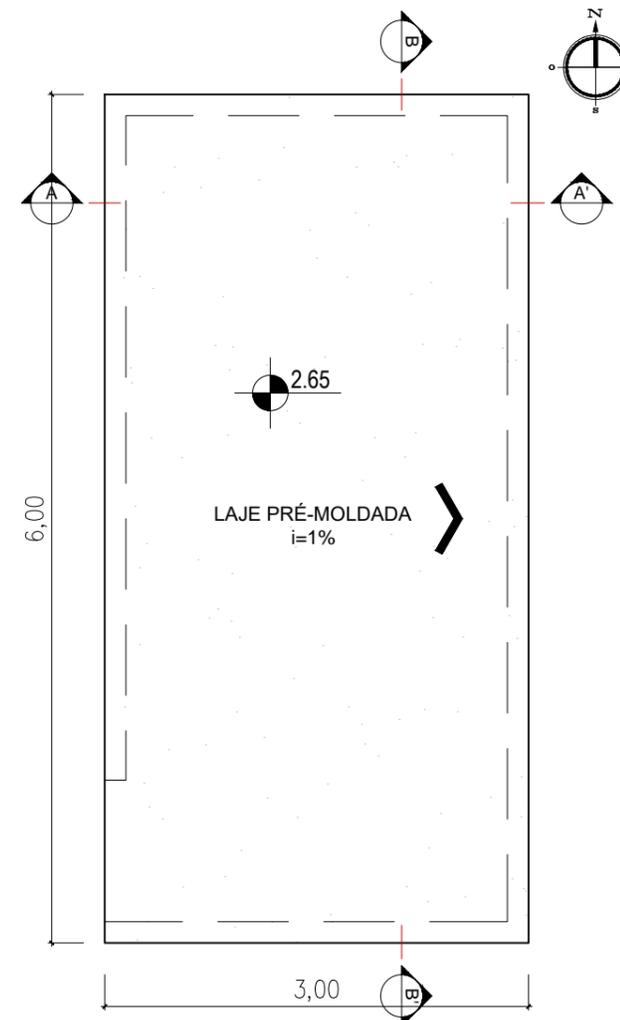

**11 COBERTURA - CASAMATA**  
Escala 1:50



MUNICÍPIO DE IJUÍ  
SECRETARIA MUNICIPAL DE CULTURA, ESPORTE E TURISMO  
RUA BENJAMIN CONSTANT, 429 - CENTRO - IJUÍ/RS - CEP:98700-000  
www.ijui.rs.gov.br  
TELEFONE: (55) 3331-8200

PREFEITO  
VALDIR HECK

SECRETÁRIO SMCET  
SERGIO A. A. CORREA


RESPONSÁVEL TÉCNICO  
GABRIELA CASTRO - ARQ. E URB. - CAU/RS A140158-0

OBRA  
CONSTRUÇÃO DE CAMPO DE FUTEBOL, ACADEMIA AO AR LIVRE E PISTA DE CAMINHADA

ASSUNTO  
CENTRO DE ESPORTE E LAZER LUIZ FOGLIATTO  
ENDEREÇO  
RUA ANTÔNIO BONAMIGO

PRANCHA  
PLANTA BAIXA - CASAMATA  
PLANTA DE COBERTURA  
CORTE AA'  
CORTE BB'  
Nº  
**05**  
/13


DATA  
MAIO/2020  
ESCALA  
1/50  
ÁREA A CONSTRUIR  
54,98m²  
DESENHO  
REVISÃO

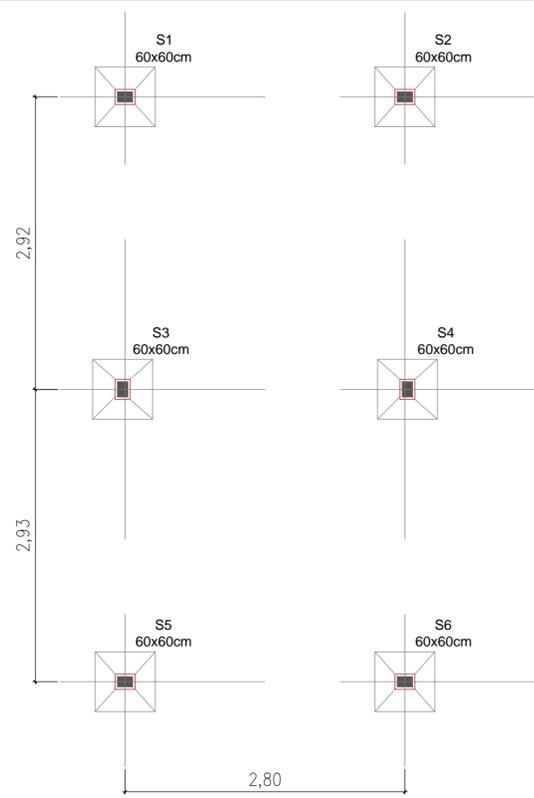


**12** ESTRUTURAL - SAPATAS  
Escala 1:50




**13** VIGA BALDRAME  
Escala 1:50

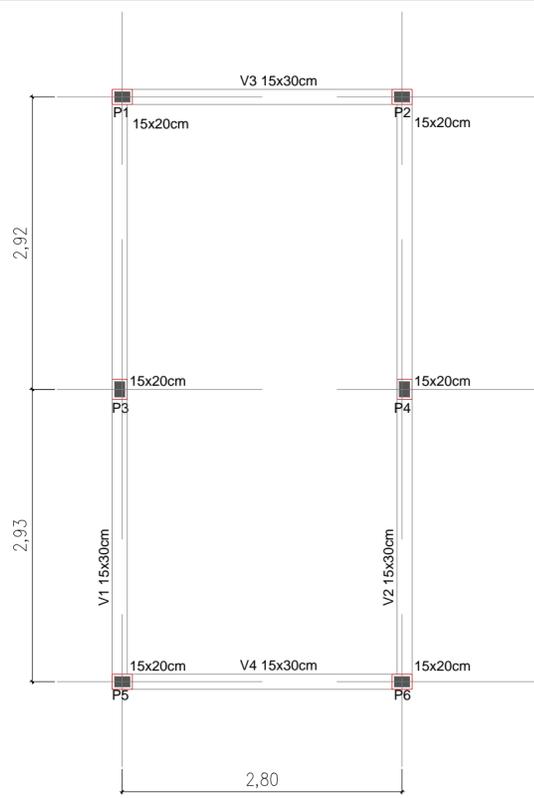



**14** PILARES E VIGA CINTAMENTO  
Escala 1:50

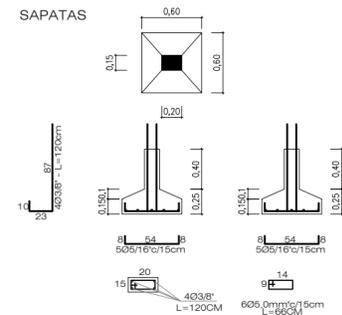




**15** DETALHE: SAPATAS  
Escala 1:50

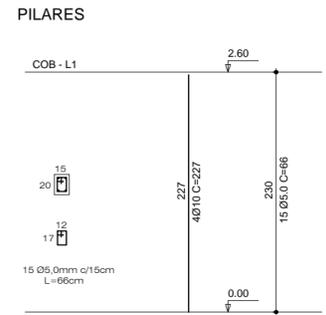

**16** DETALHE: PILARES  
Escala 1:50

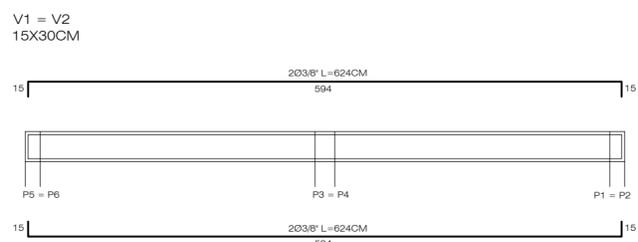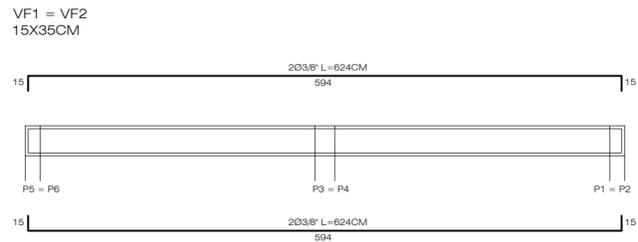

**17** DETALHE: VIGAS  
Escala 1:50

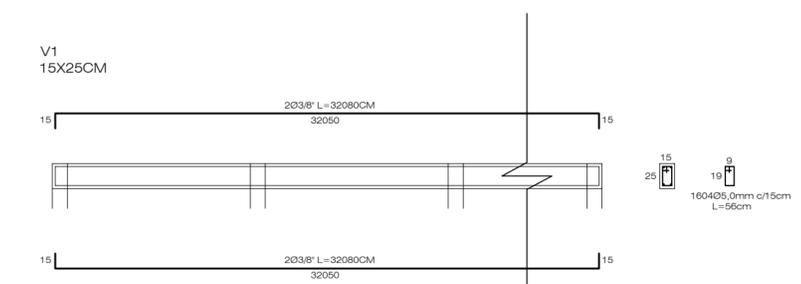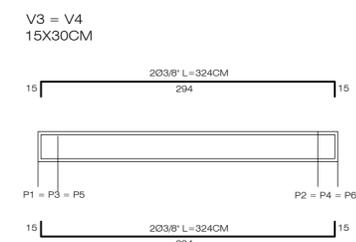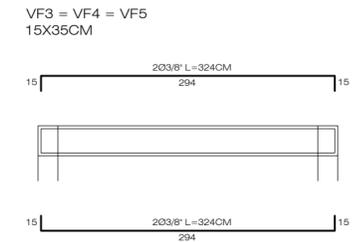

**17.1** DETALHE: VIGA CAMPO  
Escala 1:50



**MUNICÍPIO DE JUIZ DE FORA**  
SECRETARIA MUNICIPAL DE CULTURA, ESPORTE E TURISMO  
RUA BENJAMIN CONSTANT, 429 - CENTRO - JUIZ DE FORA - CE: 35060-000

www.jui.rs.gov.br  
TELEFONE: (55) 3331-8200


PREFEITO	VALDIR HECK
SECRETÁRIO SMCET	SERGIO A. A. CORRÊA
RESPONSÁVEL TÉCNICO	GABRIELA CASTRO - ARQ. E URB. - CAU/RS A140158-0

**OBRA**  
CONSTRUÇÃO DE CAMPO DE FUTEBOL, ACADEMIA AO AR LIVRE E PISTA DE CAMINHADA

ASSUNTO CENTRO DE ESPORTE E LAZER LUIZ FOGLIATTO	ENDEREÇO RUA ANTÔNIO BONAMIGO
---	----------------------------------

PRANCHA ESTRUTURAL - SAPATAS VIGA BALDRAME PILARES E VIGA CINTAMENTO DETALHE: SAPATAS	DETALHE: PILARES DETALHE: VIGAS DETALHE: VIGA CAMPO	<p>Nº</p> <h1 style="margin: 0;">06</h1> <p>/13</p>
---	---	---

DATA MAIO/2020	ESCALA 1/50	ÁREA A CONSTRUIR 54,98m²	DESENHO _____	REVISÃO _____
-------------------	----------------	-----------------------------	------------------	------------------

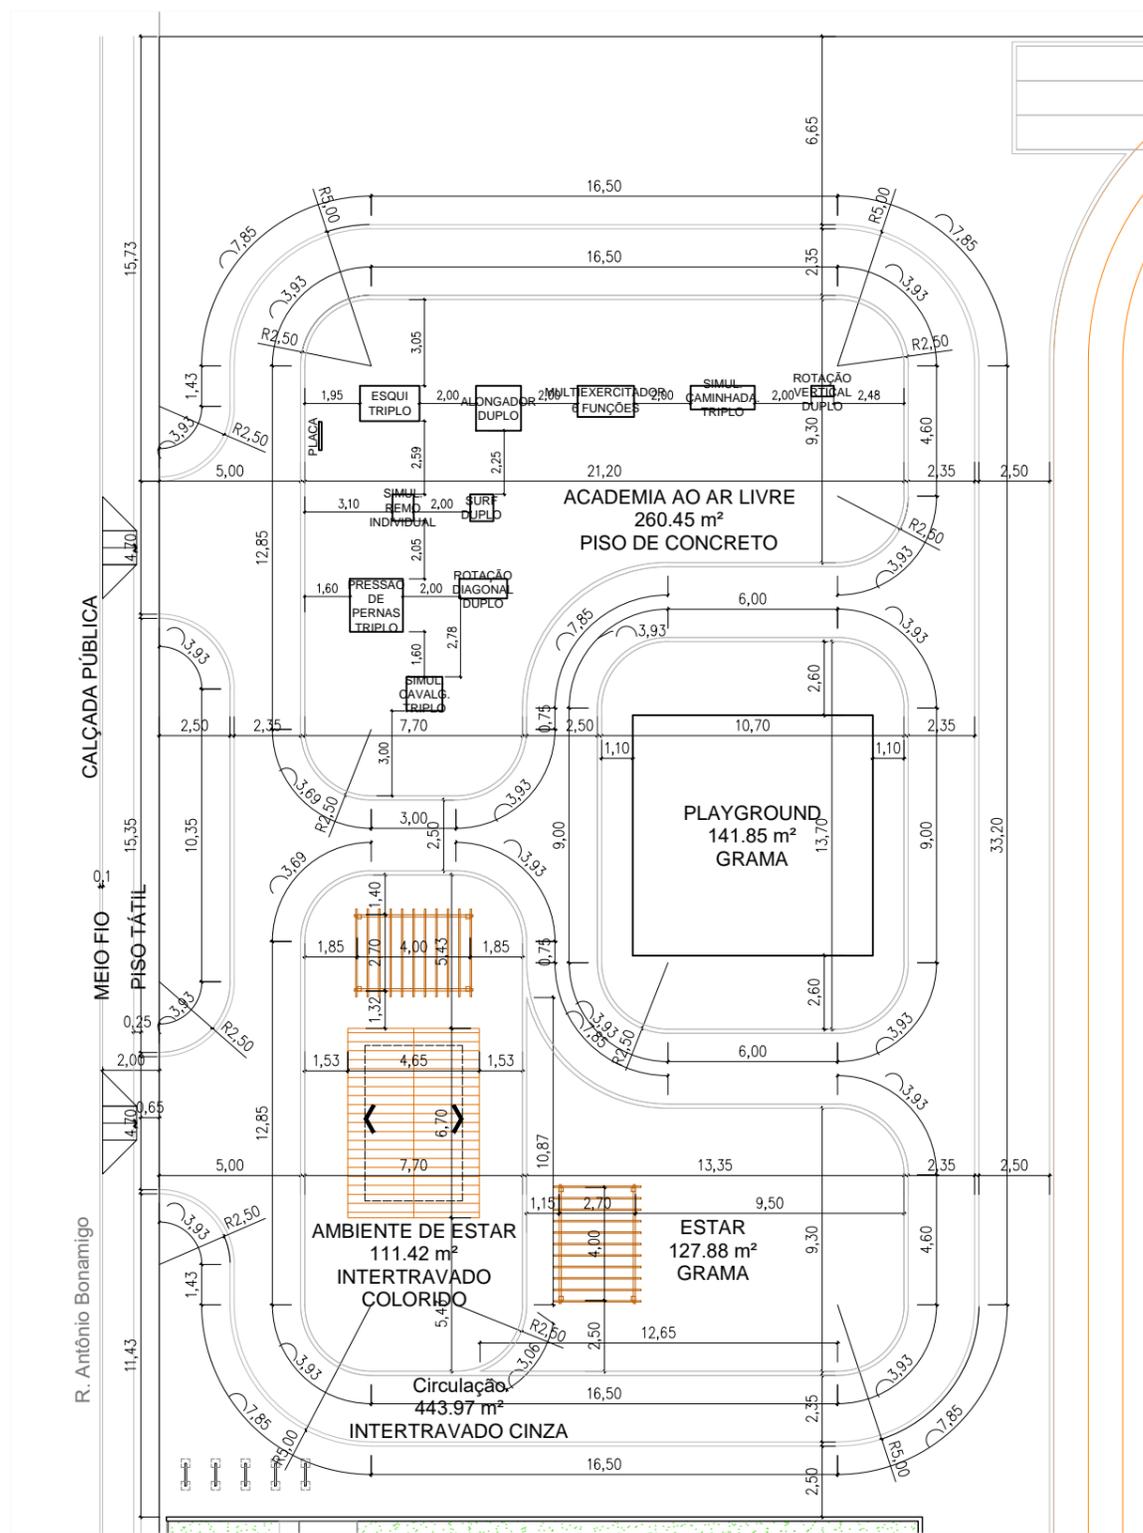

**18** IMPLANTAÇÃO - PRAÇA  
Escala 1:250



MUNICÍPIO DE IJUÍ  
SECRETARIA MUNICIPAL DE CULTURA, ESPORTE E TURISMO  
www.ijui.rs.gov.br  
TELEFONE: (55) 3331-8200  
RUA BENJAMIN CONSTANT, 429 - CENTRO - IJUÍ/RS - CEP:98700-000


PREFEITO \_\_\_\_\_ VALDIR HECK  
SECRETÁRIO SMCET \_\_\_\_\_ SERGIO A. A. CORREA  
RESPONSÁVEL TÉCNICO \_\_\_\_\_ GABRIELA CASTRO - ARQ. E URB. - CAU/RS A140158-0

OBRA  
**CONSTRUÇÃO DE CAMPO DE FUTEBOL, ACADEMIA AO AR LIVRE E PISTA DE CAMINHADA**


ASSUNTO  
CENTRO DE ESPORTE E LAZER LUIZ FOGLIATTO  
ENDEREÇO  
RUA ANTÔNIO BONAMIGO

PRANCHA  
PLANTA BAIXA  
TABELA DE ESQUADRIAS  
CORTE AA'  
CORTE BB'  
FACHADA  
Nº **07**  
/13


DATA  
MAIO/2020  
ESCALA  
1/250  
ÁREA A CONSTRUIR  
54,98m²  
DESENHO \_\_\_\_\_  
REVISÃO \_\_\_\_\_

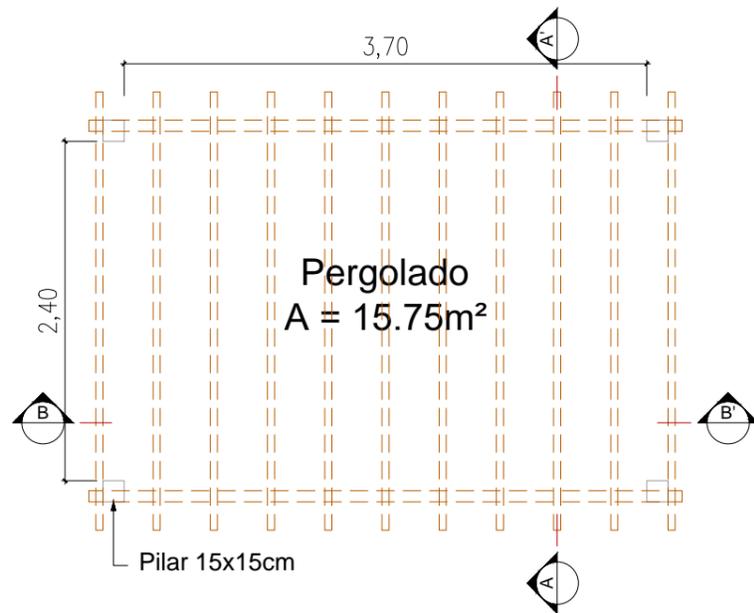


**19** PLANTA BAIXA - PERGOLADO  
Escala 1:50

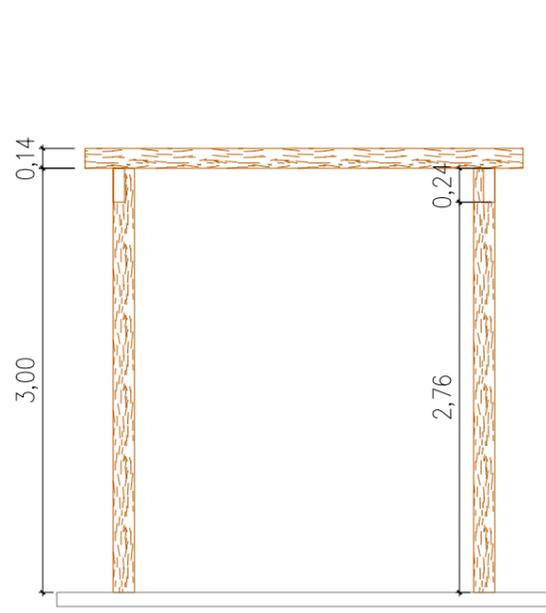


**21** CORTE AA' - PERGOLADO  
Escala 1:50

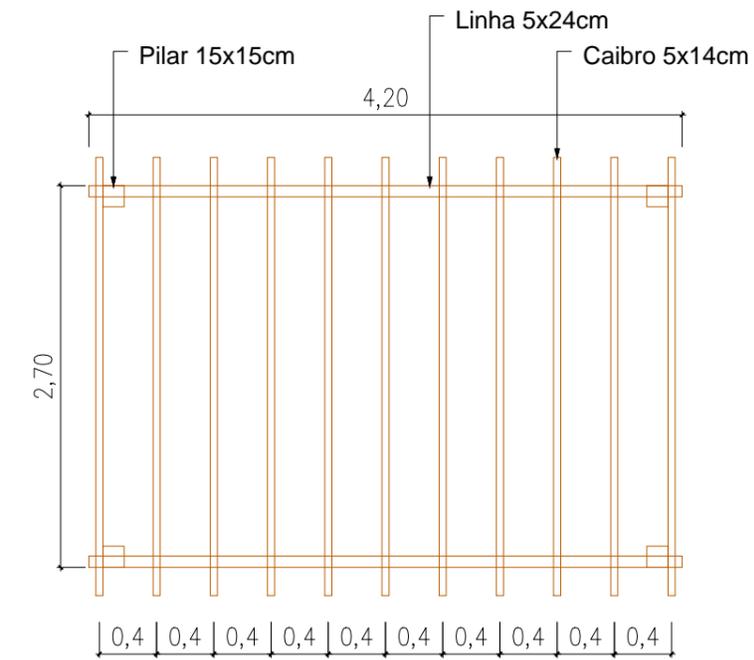


**20** COBERTURA - PERGOLADO  
Escala 1:50

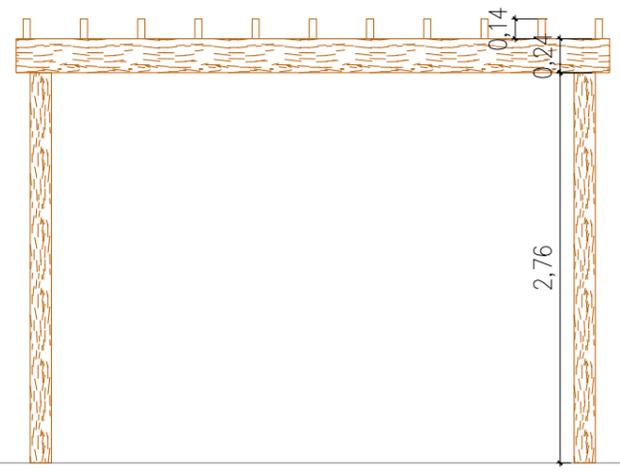

**22** CORTE BB' - PERGOLADO  
Escala 1:50

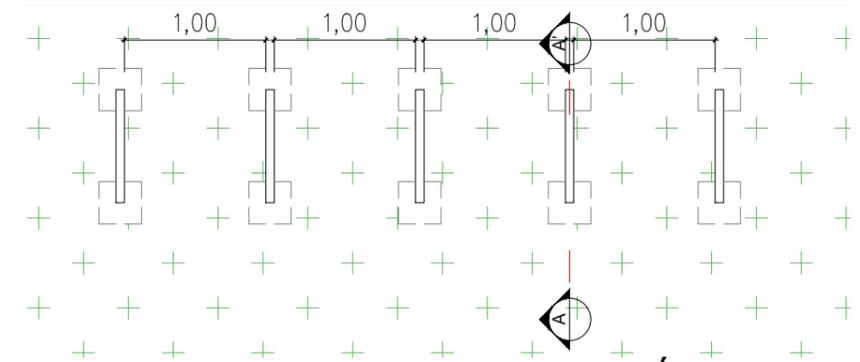

**23** PLANTA BAIXA - BICICLETÁRIO  
Escala 1:50

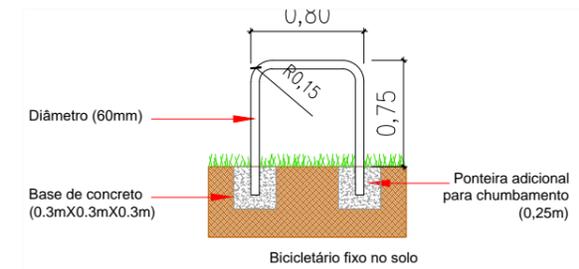

**24** CORTE CC' - BICICLETÁRIO  
Escala 1:50



MUNICÍPIO DE IJUÍ  
SECRETARIA MUNICIPAL DE CULTURA, ESPORTE E TURISMO  
RUA BENJAMIN CONSTANT, 429 - CENTRO - IJUÍ/RS - CEP:98700-000  
www.ijui.rs.gov.br  
TELEFONE: (55) 3331-8200

PREFEITO: VALDIR HECK  
SECRETÁRIO SMCET: SERGIO A. A. CORREA  
RESPONSÁVEL TÉCNICO: GABRIELA CASTRO - ARQ. E URB. - CAU/RS A140158-0


OBRA: CONSTRUÇÃO DE CAMPO DE FUTEBOL, ACADEMIA AO AR LIVRE E PISTA DE CAMINHADA

ASSUNTO: CENTRO DE ESPORTE E LAZER LUIZ FOGLIATTO  
ENDEREÇO: RUA ANTÔNIO BONAMIGO


PRANCHA: PLANTA BAIXA - PERGOLADO E BICICLETÁRIO  
PLANTA DE COBERTURA  
CORTE AA'  
CORTE BB'  
CORTE CC'

Nº: **08**  
/13

DATA: MAIO/2020  
ESCALA: 1/50  
ÁREA A CONSTRUIR: 54,98m²  
DESENHO: \_\_\_\_\_  
REVISÃO: \_\_\_\_\_

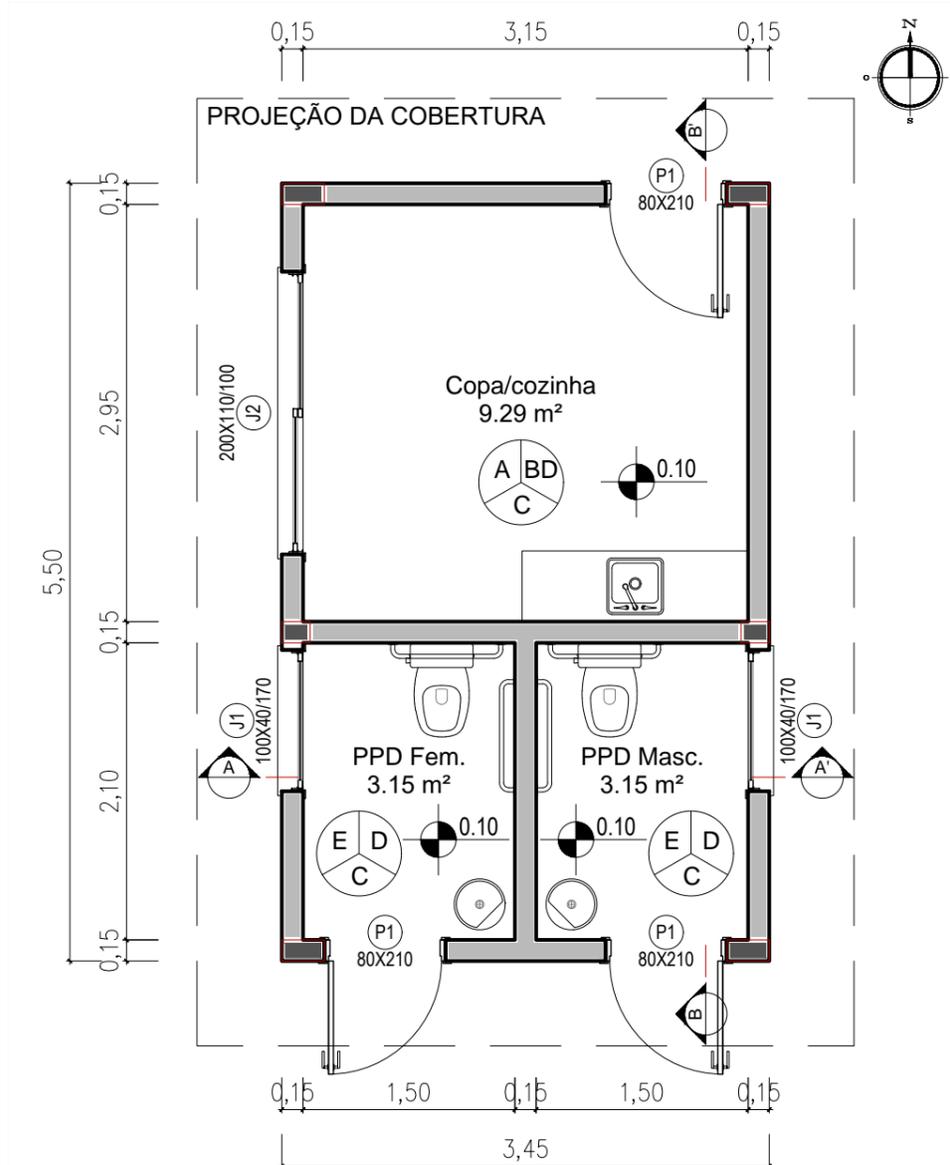


**25 PLANTA BAIXA - COPA/BANHEIROS**  
Escala 1:50

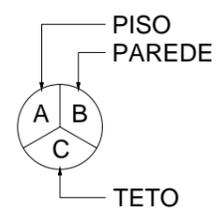

- A - CERÂMICA 45x45cm - PEI 4
- B - PINTURA COM TINTA ACRÍLICA BRANCO GELO
- C - FORRO PVC BRANCO
- D - REVESTIMENTO CERÂMICO 33x45cm - PISO AO TETO
- E - CERÂMICA ANTIDERRAPANTE 45x45cm - PEI 4

**TABELA DE ESQUADRIAS**

CÓDIGO	TIPO	LARGURA	ALTURA	PEITORIL	MATERIAL	QUANTIDADE
P1	Porta de abrir	80cm	210cm	-	Alumínio	3
J1	Janela maxim-ar	100cm	40cm	170cm	Alumínio e vidro fantasia	2
J2	Janela de correr 2 folhas	200cm	110cm	100cm	Alumínio e vidro liso	1

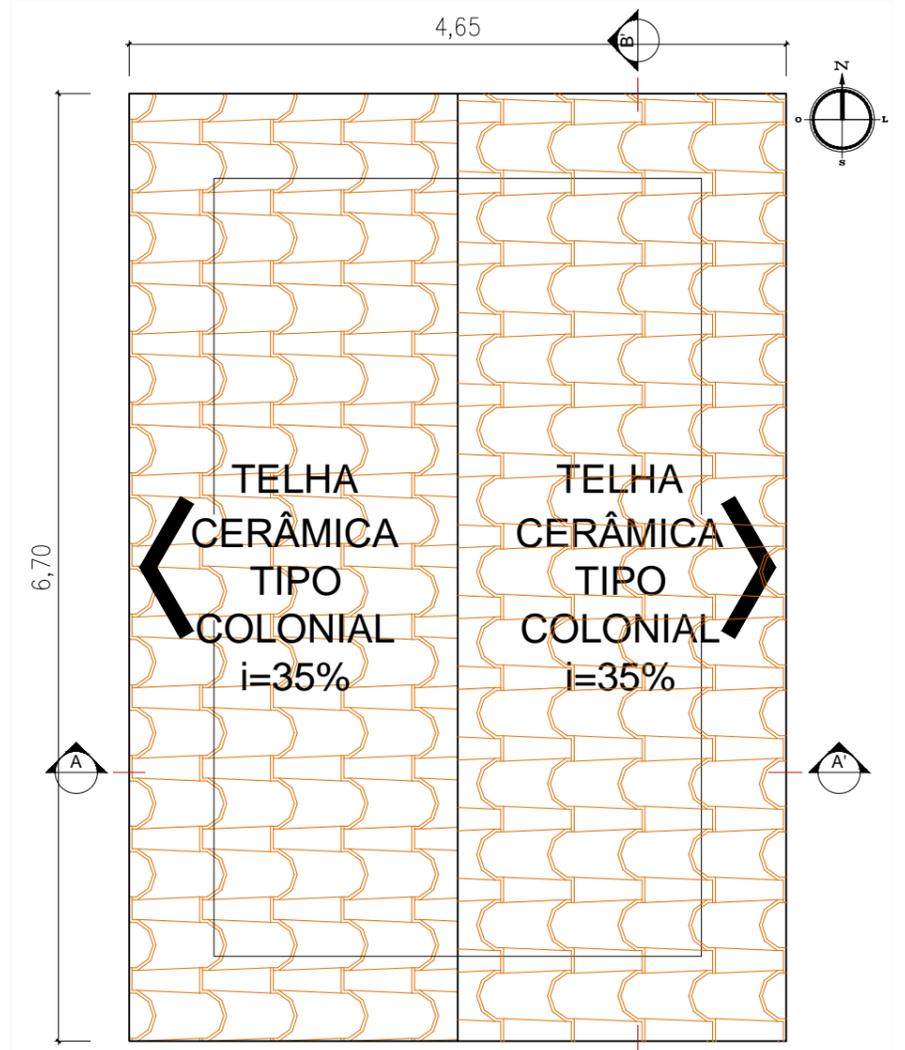

**26 PLANTA DE COBERTURA**  
Escala 1:50



MUNICÍPIO DE IJUÍ  
SECRETARIA MUNICIPAL DE CULTURA, ESPORTE E TURISMO  
RUA BENJAMIN CONSTANT, 429 - CENTRO - IJUÍ/RS - CEP:98700-000  
www.ijui.rs.gov.br  
TELEFONE: (55) 3331-8200

PREFEITO: \_\_\_\_\_ VALDIR HECK

SECRETÁRIO SMCET: \_\_\_\_\_ SERGIO A. A. CORREA


RESPONSÁVEL TÉCNICO: \_\_\_\_\_ GABRIELA CASTRO - ARQ. E URB. - CAU/RS A140158-0

OBRA  
**CONSTRUÇÃO DE CAMPO DE FUTEBOL, ACADEMIA AO AR LIVRE E PISTA DE CAMINHADA**


ASSUNTO: **CENTRO DE ESPORTE E LAZER LUIZ FOGLIATTO**  
ENDEREÇO: **RUA ANTÔNIO BONAMIGO**

PRANCHA: **PLANTA BAIXA  
TABELA DE ESQUADRIAS  
PLANTA DE COBERTURA**  
Nº **09**  
/13


DATA: **MAIO/2020**  
ESCALA: **1/50**  
ÁREA A CONSTRUIR: **54,98m²**  
DESENHO: \_\_\_\_\_  
REVISÃO: \_\_\_\_\_

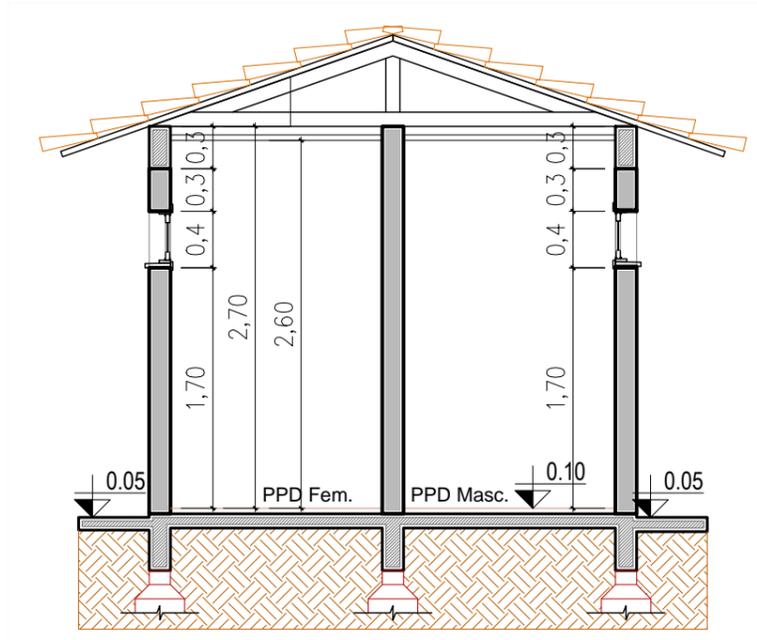

**27** CORTE AA'- COPA/BANHEIROS  
Escala 1:50

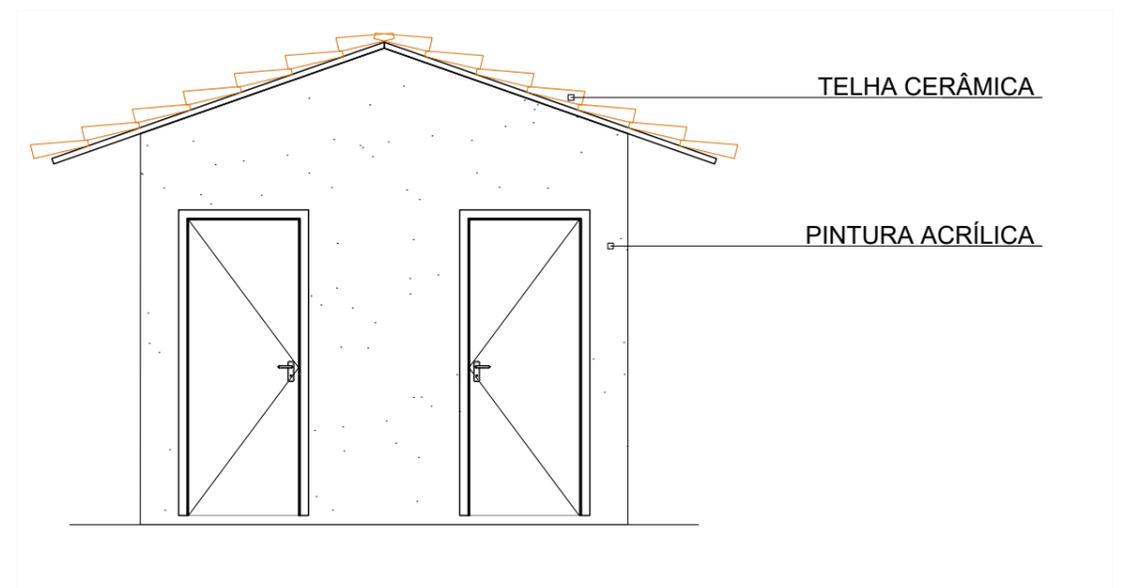

**29** FACHADA - COPA/BANHEIROS  
Escala 1:50

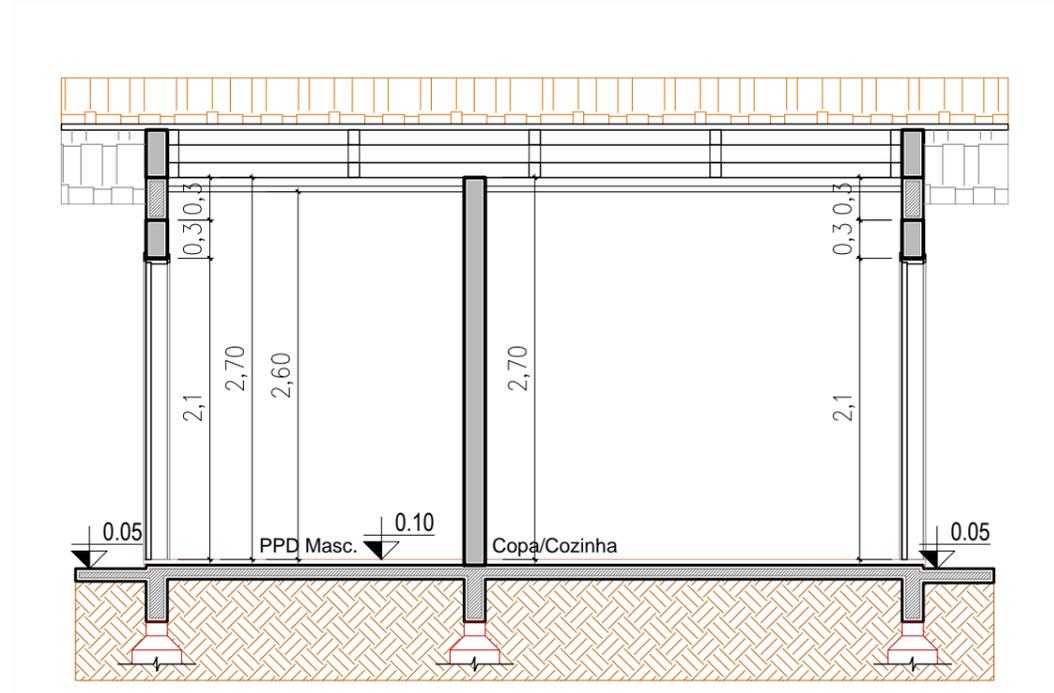

**28** CORTE BB'- COPA/BANHEIROS  
Escala 1:50



MUNICÍPIO DE IJUÍ  
SECRETARIA MUNICIPAL DE CULTURA, ESPORTE E TURISMO  
RUA BENJAMIN CONSTANT, 429 - CENTRO - IJUÍ/RS - CEP:98700-000  
www.ijui.rs.gov.br  
TELEFONE: (55) 3331-8200

PREFEITO  
VALDIR HECK

SECRETÁRIO SMCET  
SERGIO A. A. CORREA

RESPONSÁVEL TÉCNICO  
GABRIELA CASTRO - ARQ. E URB. - CAU/RS A140158-0

OBRA  
CONSTRUÇÃO DE CAMPO DE FUTEBOL, ACADEMIA AO AR LIVRE E PISTA DE CAMINHADA

ASSUNTO  
CENTRO DE ESPORTE E LAZER LUIZ FOGLIATTO

ENDEREÇO  
RUA ANTÔNIO BONAMIGO

PRANCHA  
FACHADA  
CORTE AA'  
CORTE BB'

Nº  
**10**  
/13


DATA  
MAIO/2020

ESCALA  
1/50

ÁREA A CONSTRUIR  
54,98m²

DESENHO  
—


REVISÃO  
—

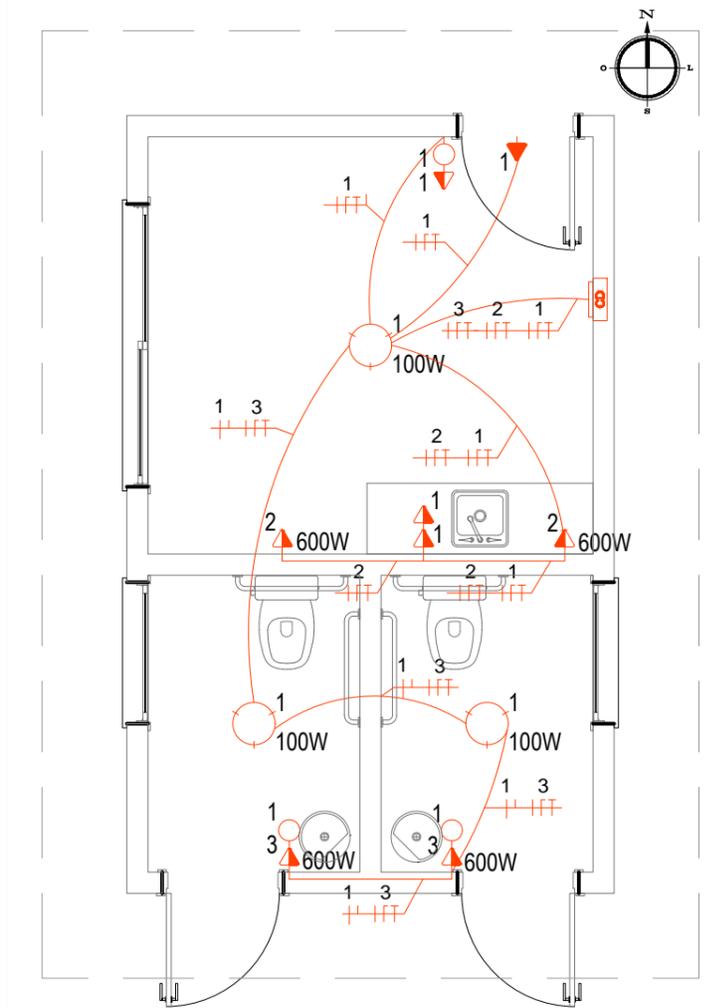

**30 PROJETO ELÉTRICO**  
Escala 1:50

**SIMBOLOGIA**

- LUMINÁRIA PARA LÂMPADA DE LED - SOBREPOR - POTÊNCIA INDICADA
- TOMADA UNIVERSAL A 1,20M DO PISO - POTÊNCIA 100VA OU INDICADA
- TOMADA UNIVERSAL A 2,10M DO PISO - POTÊNCIA 100VA OU INDICADA
- INTERRUPTOR SIMPLES (1 SEÇÃO) - 1,20M DO PISO
- QUADRO DE DISTRIBUIÇÃO - EMBUTIDO - 1,50M DO PISO
- FASE, ISOLAMENTO COR VERMELHO
- NEUTRO, ISOLAMENTO COR AZUL CLARO
- TERRA
- RETORNO, ISOLAMENTO COR PRETO
- ELETRODUTO PELO PISO OU SUBTERRÂNEO
- ELETRODUTO PELA LAJE, FORRO OU PAREDE

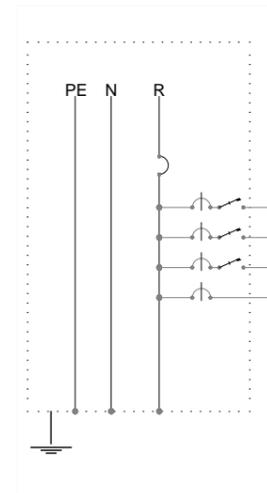

**QUADRO DE CARGAS E DIMENSIONAMENTO**

CIRCUITO	LÂMPADA	TOMADA		POT. TOTAL (watt)	CONDUTOR (mm²)	DISJUNTOR (A)	FINALIDADE
	100W	100W	600W				
1	3	4		700	2,5	10	ILUMINAÇÃO E TOMADAS
2			2	1200	2,5	10	TOMADAS
3			2	1200	2,5	10	TOMADAS
4	15			1500	2,5	10	ILUMINAÇÃO EXTERNA
<b>TOTAL</b>				<b>4600</b>	<b>3x6</b>	<b>25</b>	

CONDUTORES PRINCIPAIS  
 1 FASE #6mm²  
 1 NEUTRO #6mm²  
 1 TERRA #6mm²



MUNICÍPIO DE IJUÍ  
 SECRETARIA MUNICIPAL DE CULTURA, ESPORTE E TURISMO  
 RUA BENJAMIN CONSTANT, 429 - CENTRO - IJUÍ/RS - CEP:98700-000  
 www.ijui.rs.gov.br  
 TELEFONE: (55) 3331-8200


PREFEITO \_\_\_\_\_ VALDIR HECK  
 SECRETÁRIO SMCET \_\_\_\_\_ SERGIO A. A. CORREA  
 RESPONSÁVEL TÉCNICO \_\_\_\_\_ GABRIELA CASTRO - ARQ. E URB. - CAU/RS A140158-0

OBRA  
**CONSTRUÇÃO DE CAMPO DE FUTEBOL, ACADEMIA AO AR LIVRE E PISTA DE CAMINHADA**


ASSUNTO  
**CENTRO DE ESPORTE E LAZER LUIZ FOGLIATTO**  
 ENDEREÇO  
**RUA ANTÔNIO BONAMIGO**

PRANCHA  
**PROJETO ELÉTRICO  
 QUADRO DE CARGAS**  
 Nº **11**  
 /13


DATA  
**MAIO/2020**  
 ESCALA  
**1/50**  
 ÁREA A CONSTRUIR  
**54,98m²**  
 DESENHO \_\_\_\_\_  
 REVISÃO \_\_\_\_\_

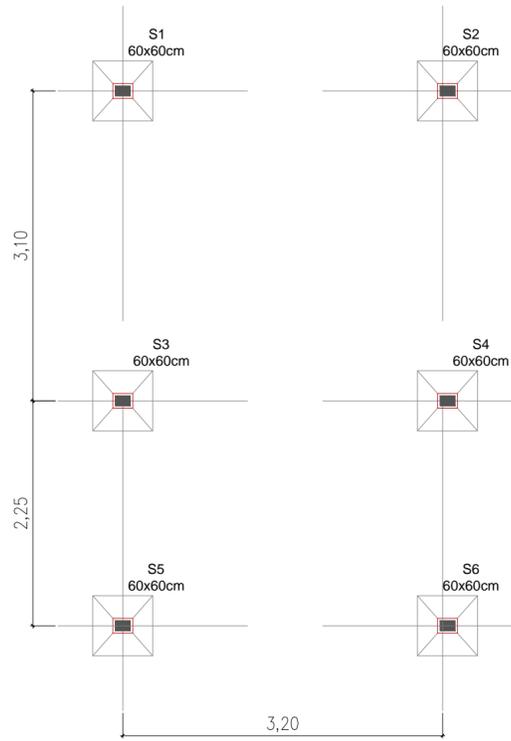


**34** ESTRUTURAL - SAPATAS  
Escala 1:50

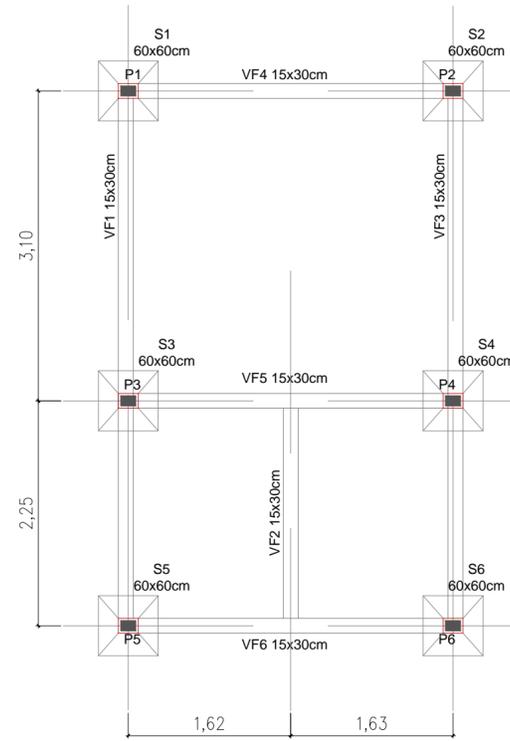


**35** VIGA BALDRAME  
Escala 1:50

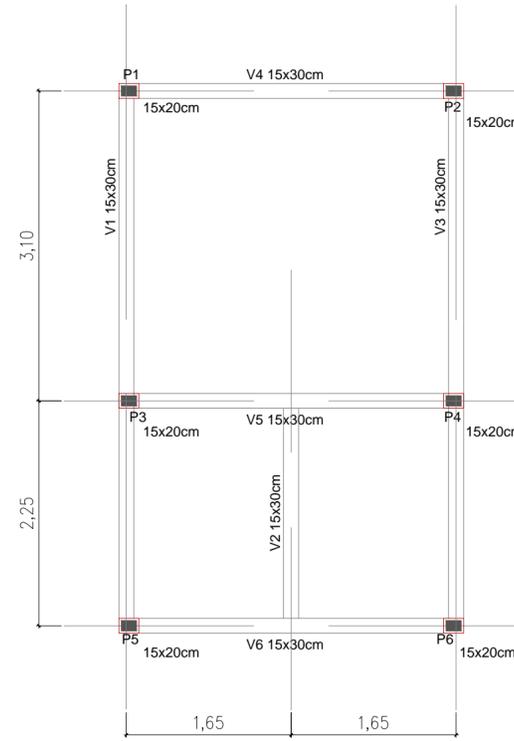


**36** PILARES E VIGA CINTAMENTO  
Escala 1:50

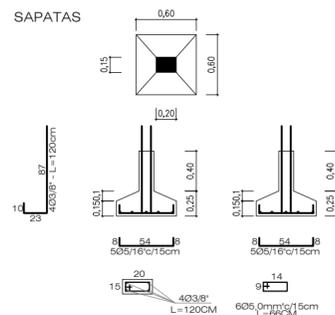


**37** DETALHE: SAPATAS  
Escala 1:50

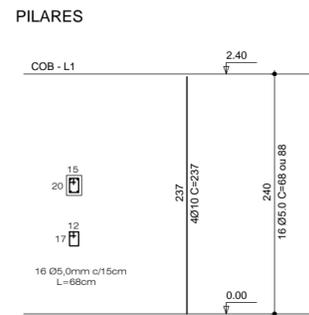

**38** DETALHE: PILARES  
Escala 1:50

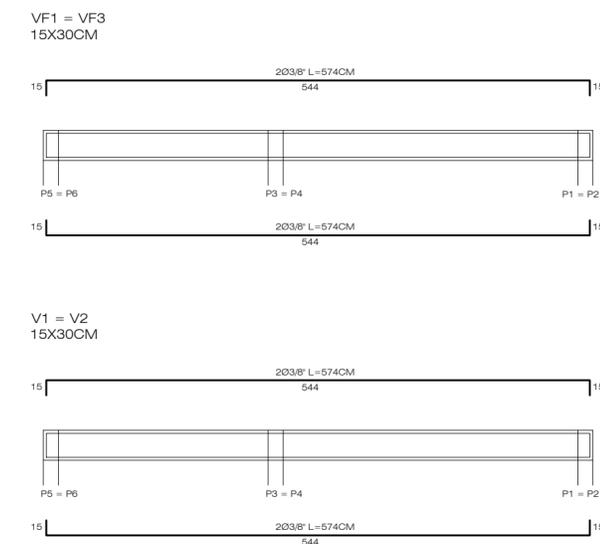

**39** DETALHE: VIGAS  
Escala 1:50

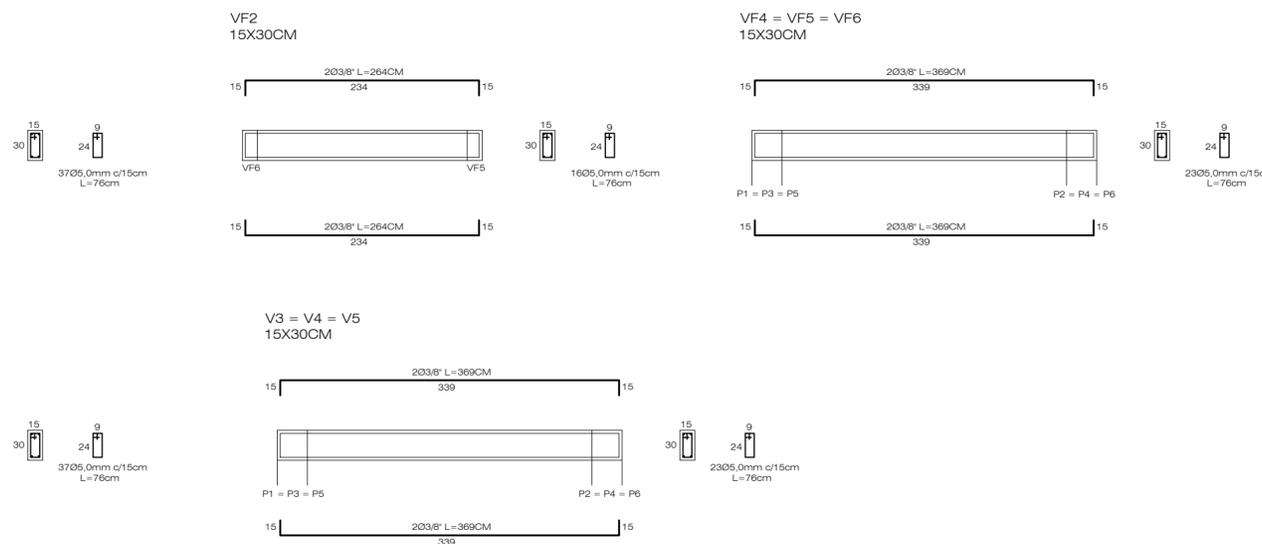

MUNICÍPIO DE JUIZ DE FORA  
SECRETARIA MUNICIPAL DE CULTURA, ESPORTE E TURISMO  
RUA BENJAMIN CONSTANT, 429 - CENTRO - JUIZ DE FORA - CE: 36.010-000  
www.jui.rs.gov.br  
TELEFONE: (55) 3331-8200


PREFEITO: VALDIR HECK  
SECRETÁRIO SMCET: SERGIO A. A. CORRÊA  
RESPONSÁVEL TÉCNICO: GABRIELA CASTRO - ARQ. E URB. - CAU/RS A140158-0

OBRA: CONSTRUÇÃO DE CAMPO DE FUTEBOL, ACADEMIA AO AR LIVRE E PISTA DE CAMINHADA


ASSUNTO: CENTRO DE ESPORTE E LAZER LUIZ FOGLIATTO  
ENDEREÇO: RUA ANTÔNIO BONAMIGO

PRANCHA: ESTRUTURAL - SAPATAS, VIGA BALDRAME, PILARES E VIGA CINTAMENTO, DETALHE: SAPATAS  
DETALHE: PILARES, DETALHE: VIGAS  
Nº: 13 / 13


DATA: MAIO/2020  
ESCALA: 1/500  
ÁREA A CONSTRUIR: 54,98m²  
DESENHO: \_\_\_\_\_  
REVISÃO: \_\_\_\_\_

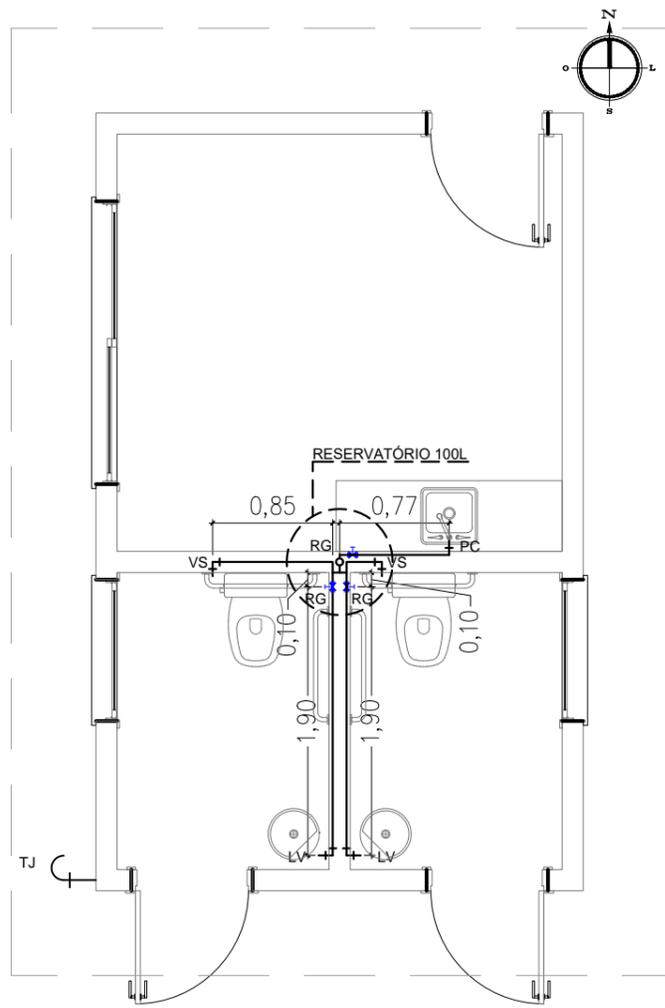


**31** **ÁGUA FRIA**  
Escala 1:50

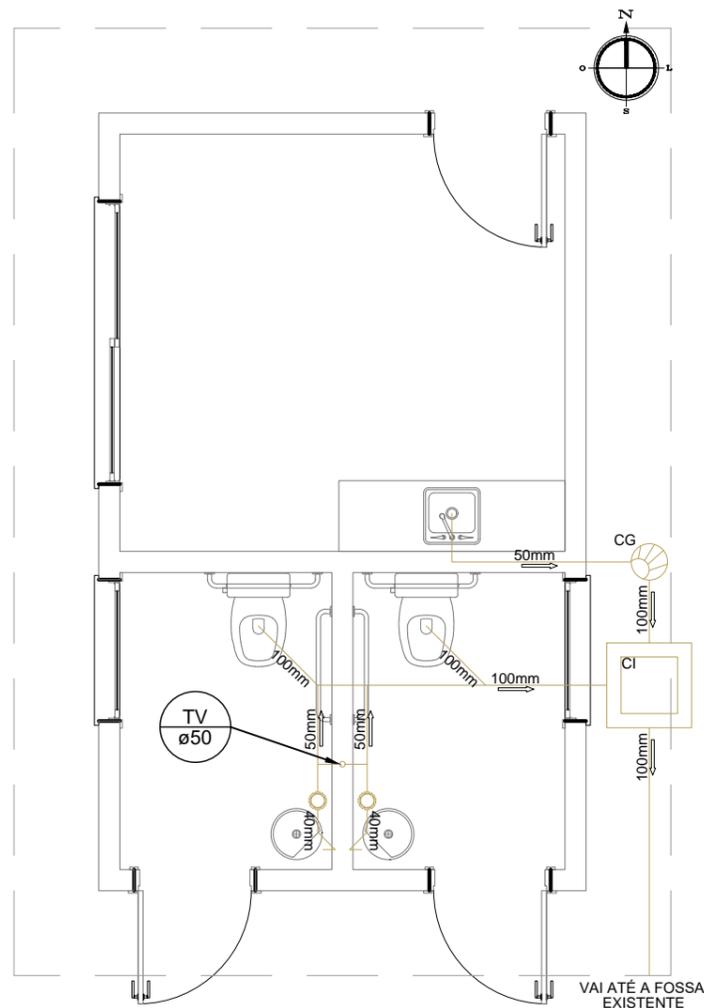

**32** **ESGOTO SANITÁRIO**  
Escala 1:50

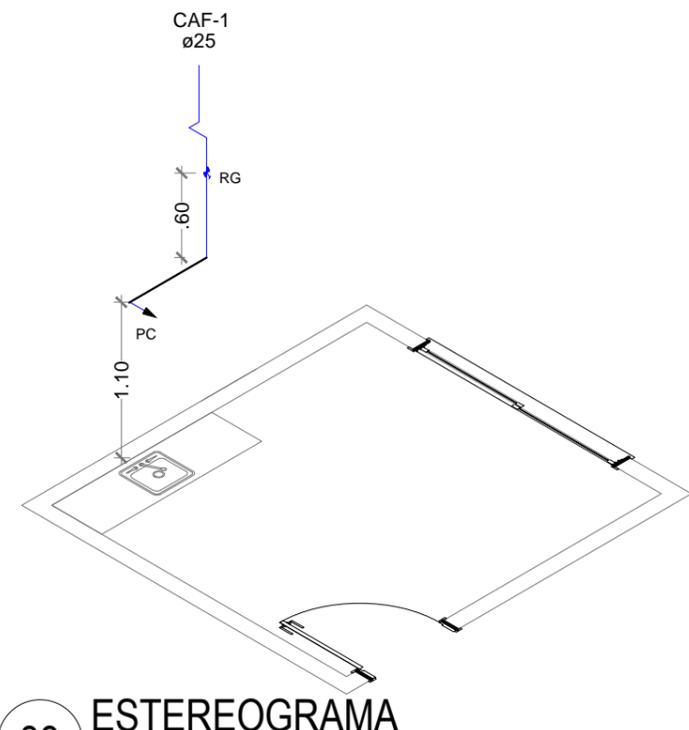

**33** **ESTEREOGRAMA**  
Escala 1:50

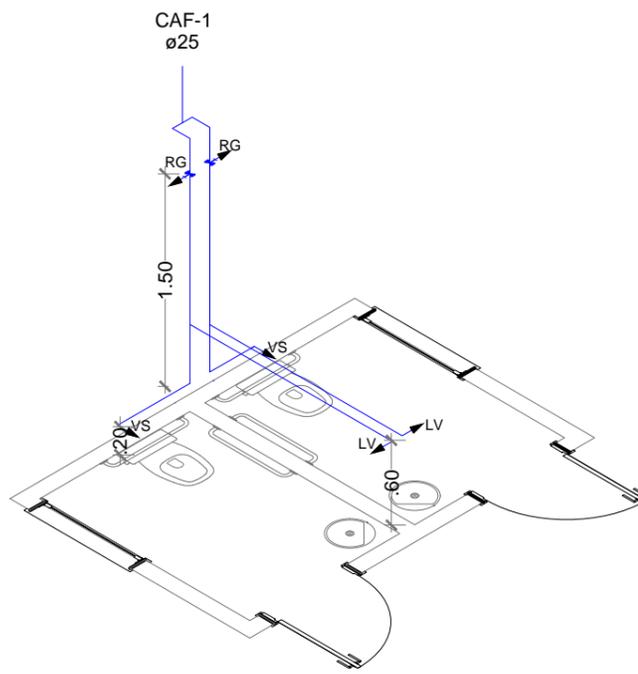

**SIMBOLOGIA**

- AF ÁGUA FRIA
- HD HIDRÔMETRO
- LV LAVATÓRIO
- MC MICTÓRIO
- PC PIA DE COZINHA
- RG REGISTRO DE GAVETA
- TQ TANQUE
- TJ TORNEIRA DE JARDIM
- VS VASO SANITÁRIO
- VR VÁLVULA DE RETENÇÃO


**NOTAS:**

1. Os tubos e conexões devem ser de PVC rígido, resistentes, duráveis e ótima estanqueidade.
2. Os tudo e conexões deverão ser soldados entre si com adesivo plástico e não poderão ser aquecidos ao fogo.

**CONVENÇÕES**

- COLUNA DE ÁGUA FRIA - DIÂMETRO INDICADO DESCIDA DA TUBULAÇÃO PELA PAREDE
- TÊ 90 GRAUS - T
- CURVA 90 GRAUS - C
- CAIXA DE GORDURA - CG
- RALO SIFONADO - RS
- TUBO QUE SOBE
- TUBO QUE DESCE
- HIDRÔMETRO
- REGISTRO DE GAVETA
- TORNEIRA DE JARDIM

**ALTURA DE PONTOS DE ÁGUA**

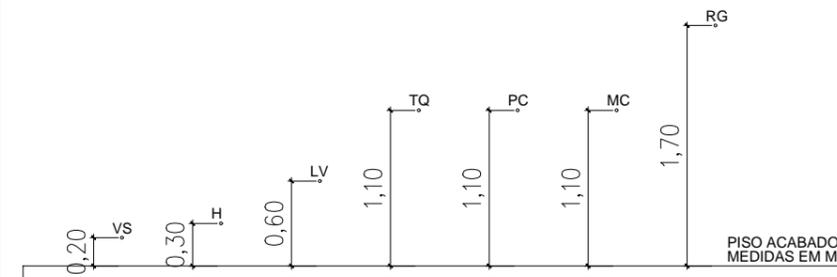

**MUNICÍPIO DE IJUÍ**  
SECRETARIA MUNICIPAL DE CULTURA, ESPORTE E TURISMO  
RUA BENJAMIN CONSTANT, 429 - CENTRO - IJUÍ/RS - CEP:98700-000  
www.ijui.rs.gov.br  
TELEFONE: (55) 3331-8200

PREFEITO: VALDIR HECK  
SECRETÁRIO SMCET: SERGIO A. A. CORREA  
RESPONSÁVEL TÉCNICO: GABRIELA CASTRO - ARQ. E URB. - CAU/RS A140158-0

**OBRA**  
CONSTRUÇÃO DE CAMPO DE FUTEBOL, ACADEMIA AO AR LIVRE E PISTA DE CAMINHADA

**ASSUNTO**  
CENTRO DE ESPORTE E LAZER LUIZ FOGLIATTO

**ENDEREÇO**  
RUA ANTÔNIO BONAMIGO

**PRANCHA**  
PLANTA BAIXA  
TABELA DE ESQUADRIAS  
CORTE AA'  
CORTE BB'

**FACHADA**

**Nº**  
**12**  
/13

**DATA**  
MAIO/2020

**ESCALA**  
1/50

**ÁREA A CONSTRUIR**  
54,98m²

**DESENHO**  
—

**REVISÃO**  
—