

1 PLANTA DE SITUAÇÃO
Escala 1:1000



MUNICÍPIO DE IJUÍ
SECRETARIA MUNICIPAL DE DESENVOLVIMENTO SOCIAL
RUA BENJAMIN CONSTANT, 429 - CENTRO - IJUÍ/RS - CEP:98700-000
www.ijui.rs.gov.br
TELEFONE: (55) 3331-8200

PREFEITO
ANDREI COSSETIN SCZMANSKI

SECRETÁRIA SMCET
Alisson Pizoni

RESPONSÁVEL TÉCNICO
SAUL VIONE WINIK - ENG. ELETRICISTA - CREA/RS 216541


OBRA
PROJETO ELÉTRICO, REFORMA CAMPO DO GLÓRIA

ASSUNTO
CENTRO ESPORTIVO - BAIRRO GLÓRIA
ENDEREÇO
RUA SEPÉ TIARAJU

PRANCHA
PLANTA DE SITUAÇÃO
COORDENADAS GEOGRÁFICAS
LATITUDE 28°22'22" S
LONGITUDE 53°54'30" O
Nº
01
/02

DATA
NOVEMBRO/2024
ESCALA
INDICADA
ÁREA DO TERRENO
11.025m²
DESENHO



REVISÃO

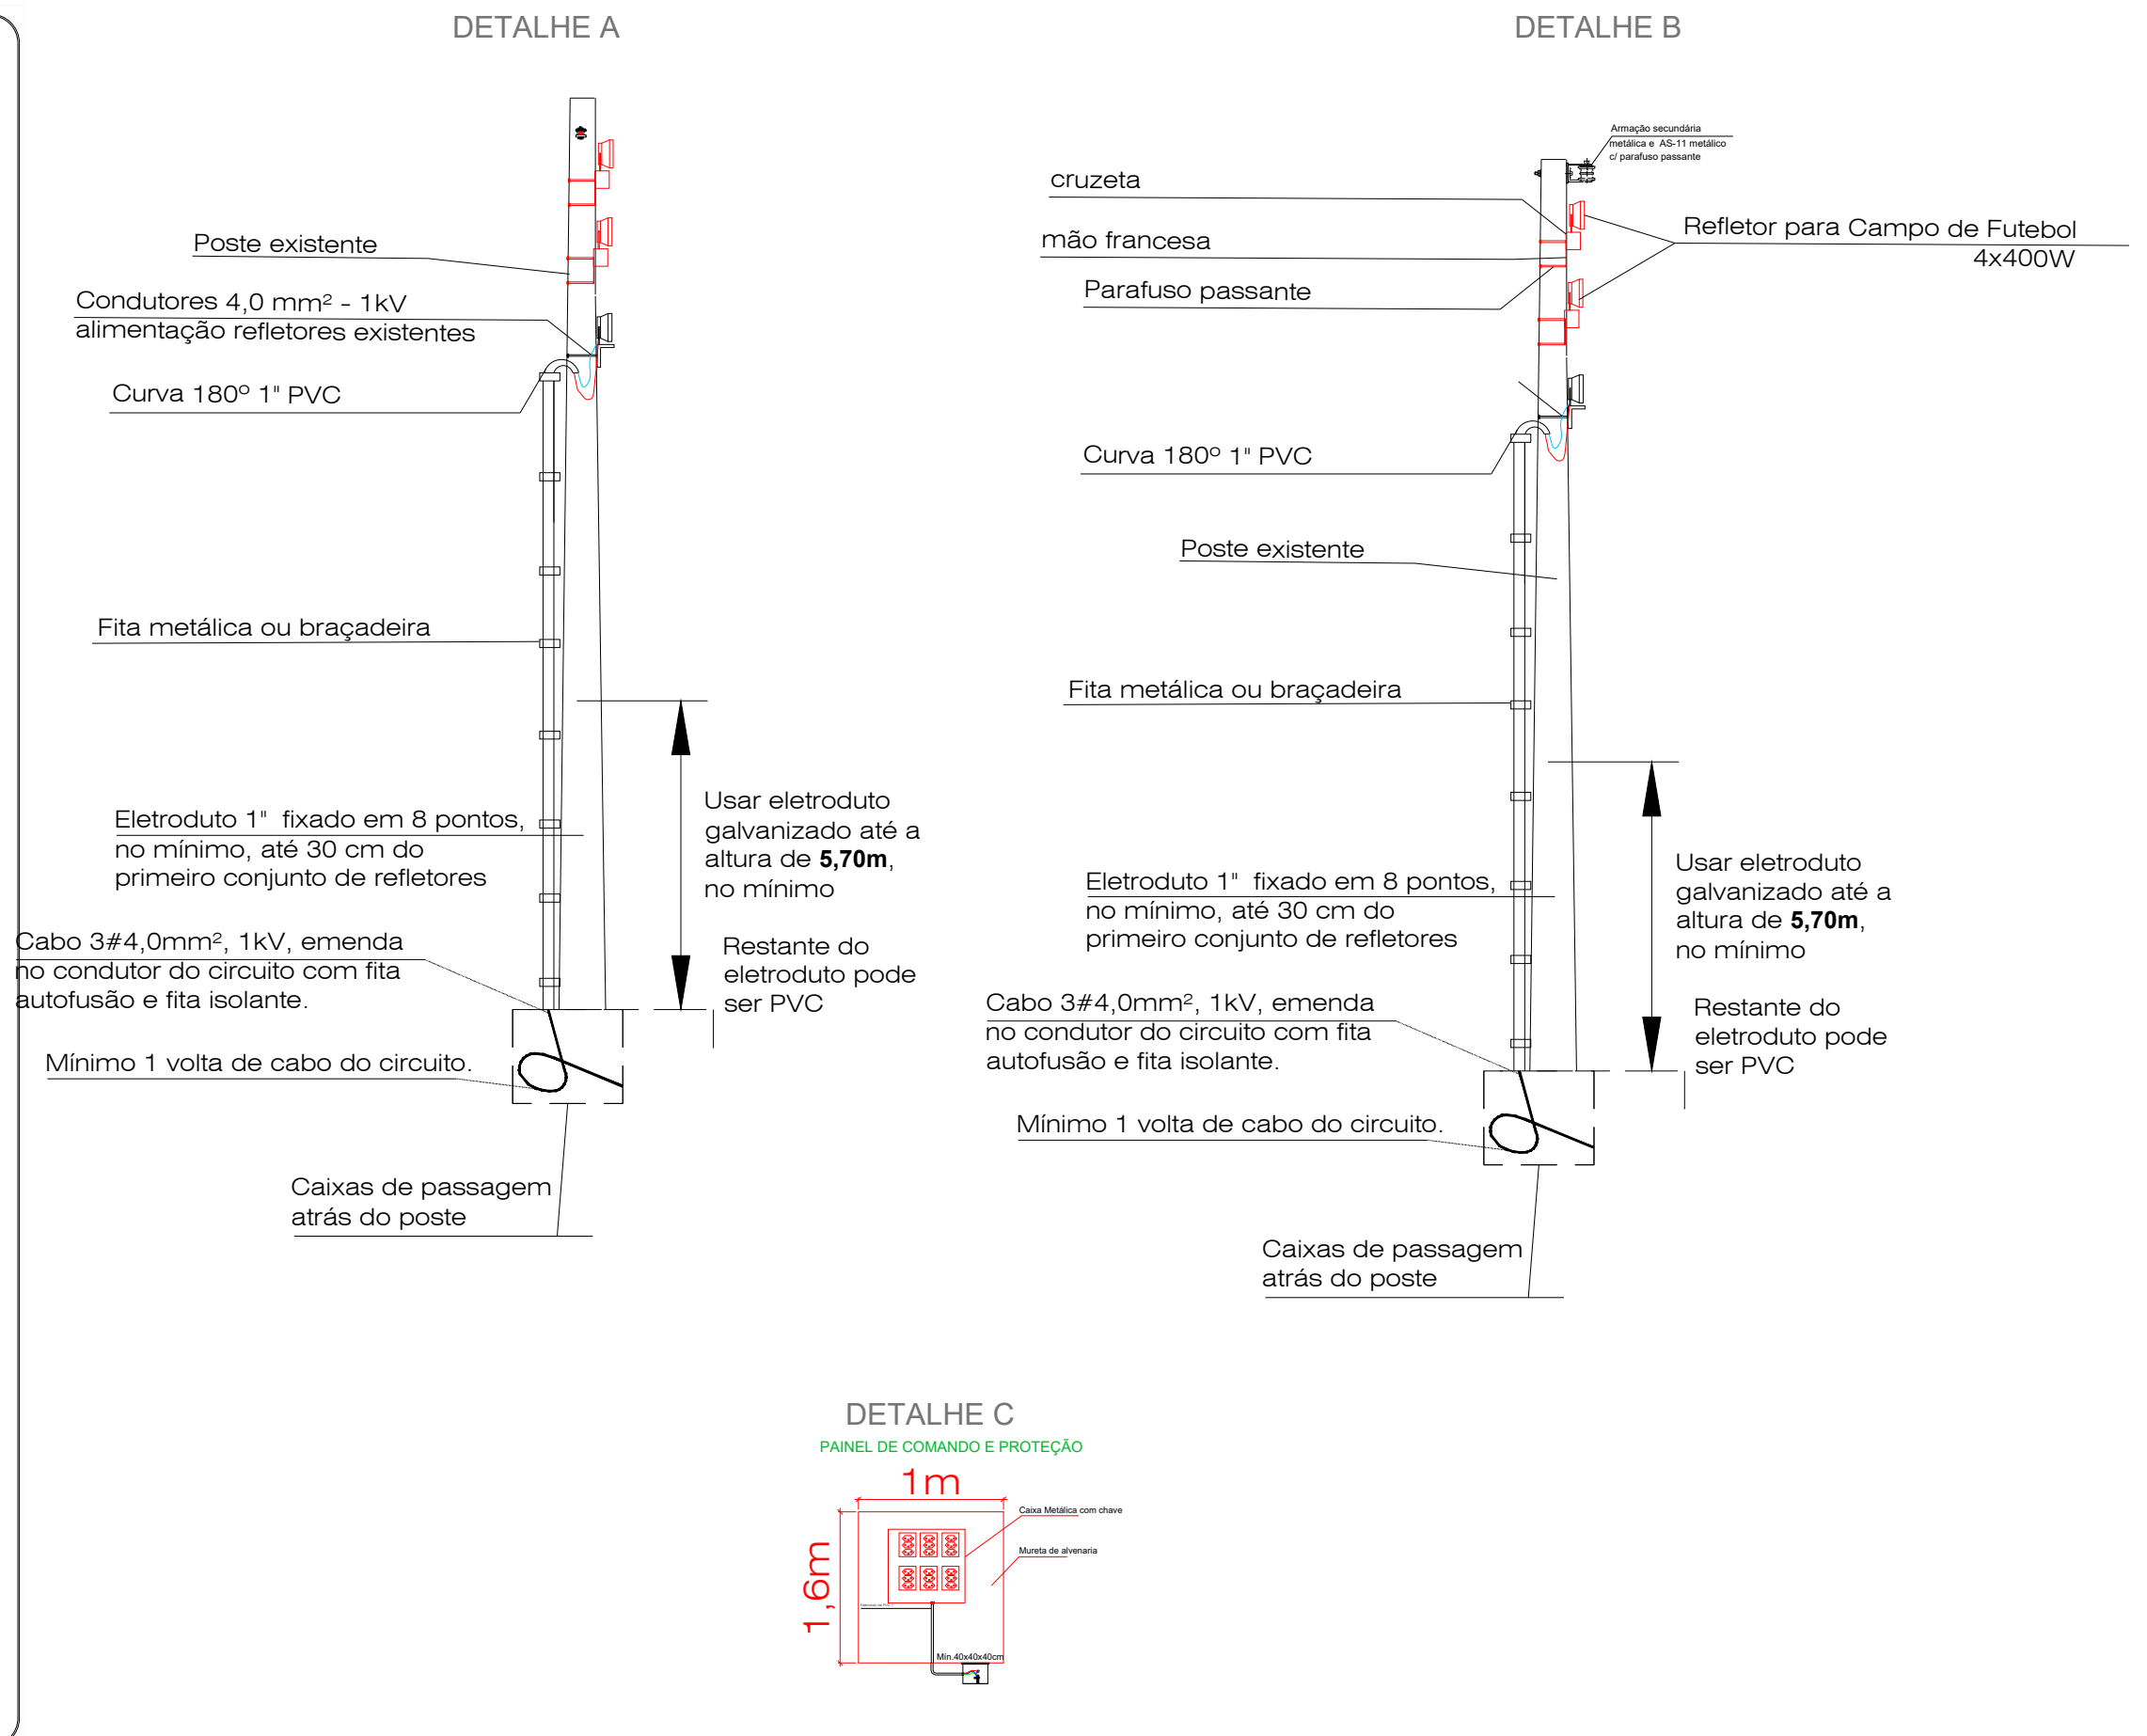

15 Sem escala

Diagrama Unifilar Geral

- OBS.: Todo e qualquer elemento no projeto na cor CINZA, se remete a um equipamento existente.

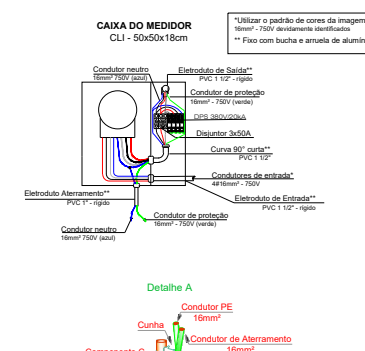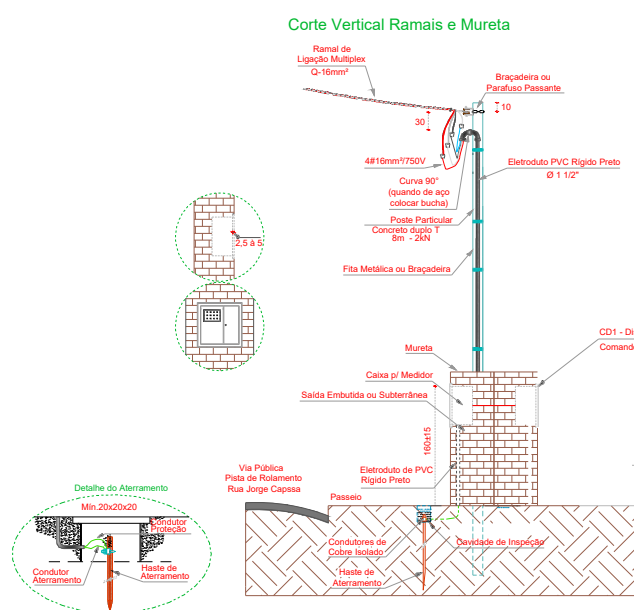

	MUNICÍPIO DE IUJÚ SECRETARIA MUNICIPAL DE DESENVOLVIMENTO SOCIAL		www.ijui.rs.gov.br TELEFONE: (55) 3331-8200
	RUA BENJAMIN CONSTANT, 429 - CENTRO - IJUÍ/RS - CEP:98700-000		
	PREFEITO	_____ ANDREI COSSETIN SCZMANSKI	
	SECRETÁRIA SM CET	_____ Alisson Pizoni	
RESPONSÁVEL TÉCNICO _____ SAUL VIONE WINIK - ENG. ELETRICISTA - CREA/RS 216541			
OBRA PROJETO ELÉTRICO, REFORMA CAMPO DO GLÓRIA			
ASSUNTO CENTRO ESPORTIVO - BAIRRO GLÓRIA		ENDEREÇO RUA SEPÉ TIARAJU	
PRANCHA INSTALAÇÕES ELÉTRICAS			Nº <div style="font-size: 2em; font-weight: bold;">02</div> <div style="font-size: 1.5em; font-weight: bold;">/02</div>
DATA NOVEMBRO/2024	ESCALA INDICADA	ÁREA DO TERRENO 11.025m²	DESENHO _____
			REVISÃO _____